

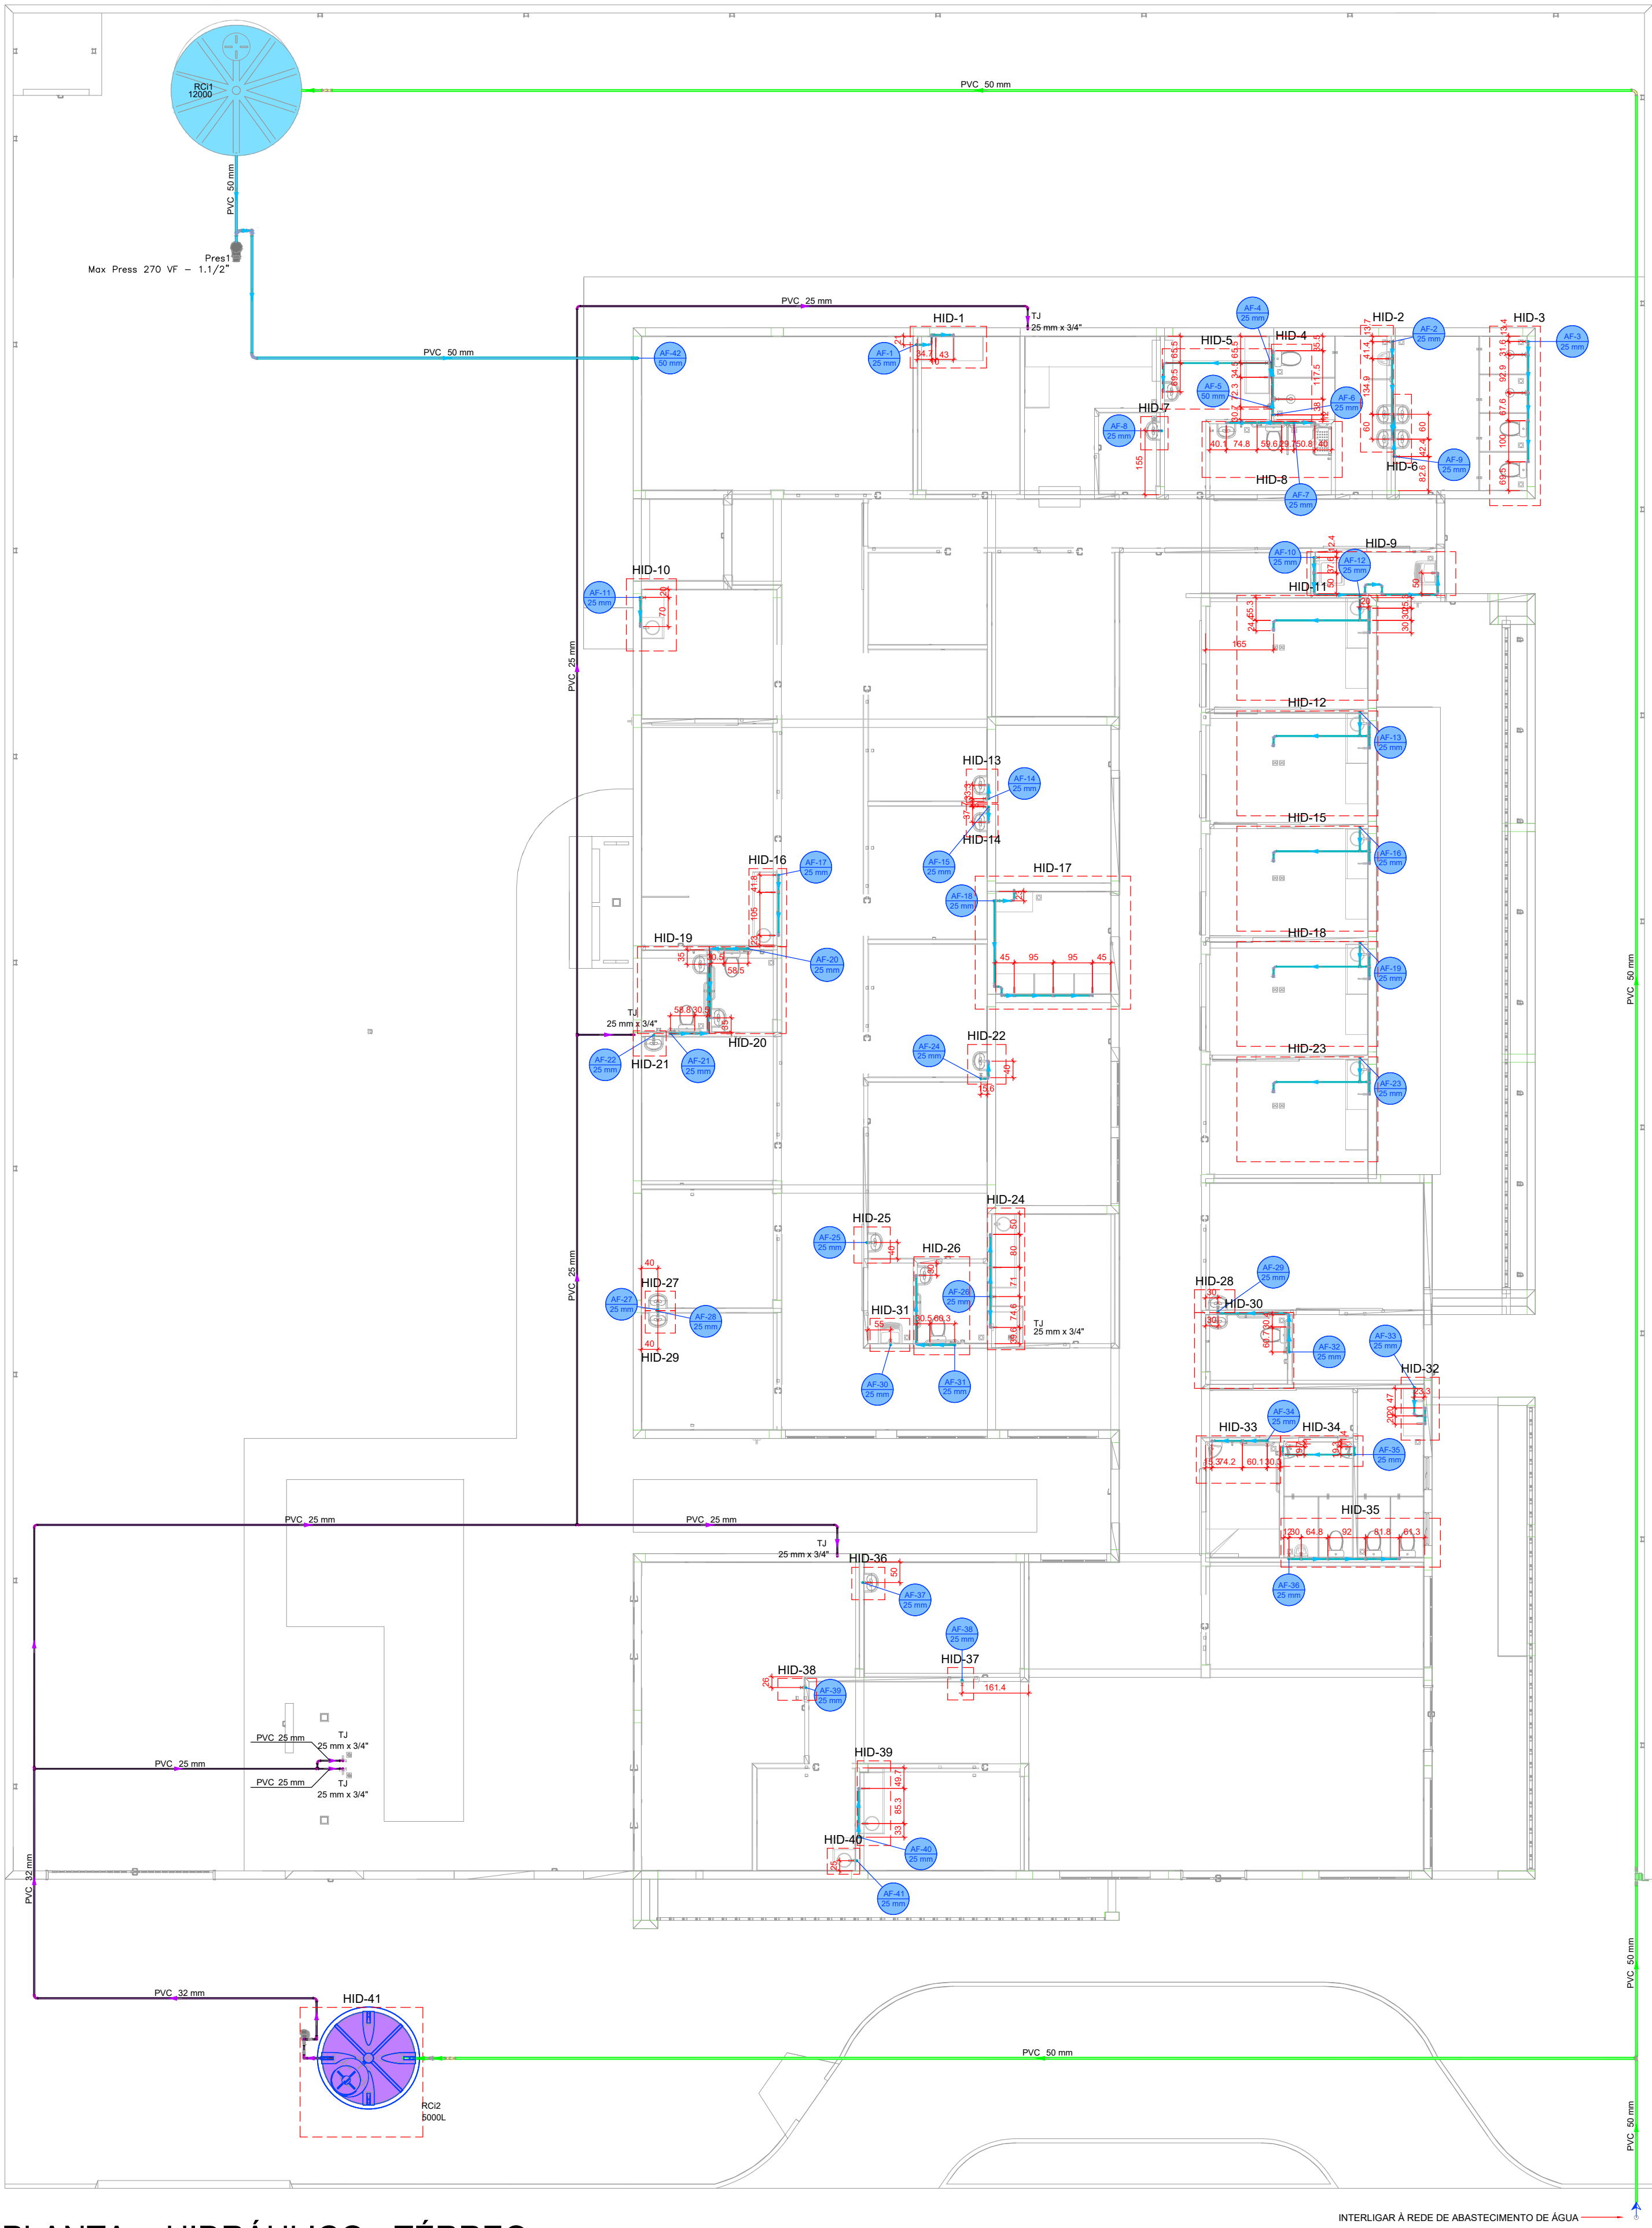
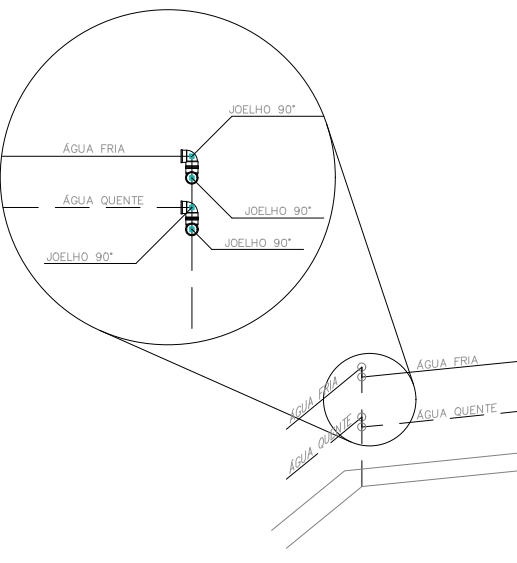


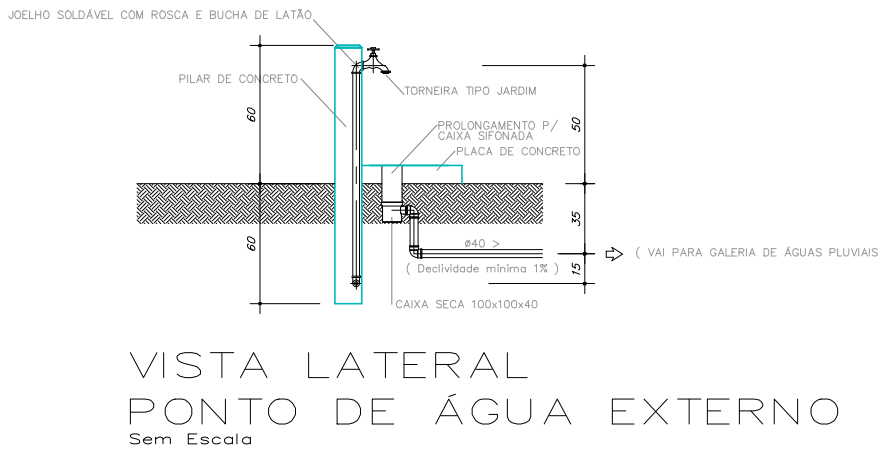

Legenda de condutos - TÉRREO	
Água fria	
Água fria (Redes)	
Alimentação	
Legenda das indicações - TÉRREO	
TJ	Torneira de Jardim com Joelho 90° - 25 mm x 3/4"


PLANTA - HIDRÁULICO - TÉRREO
ESC. 1/75

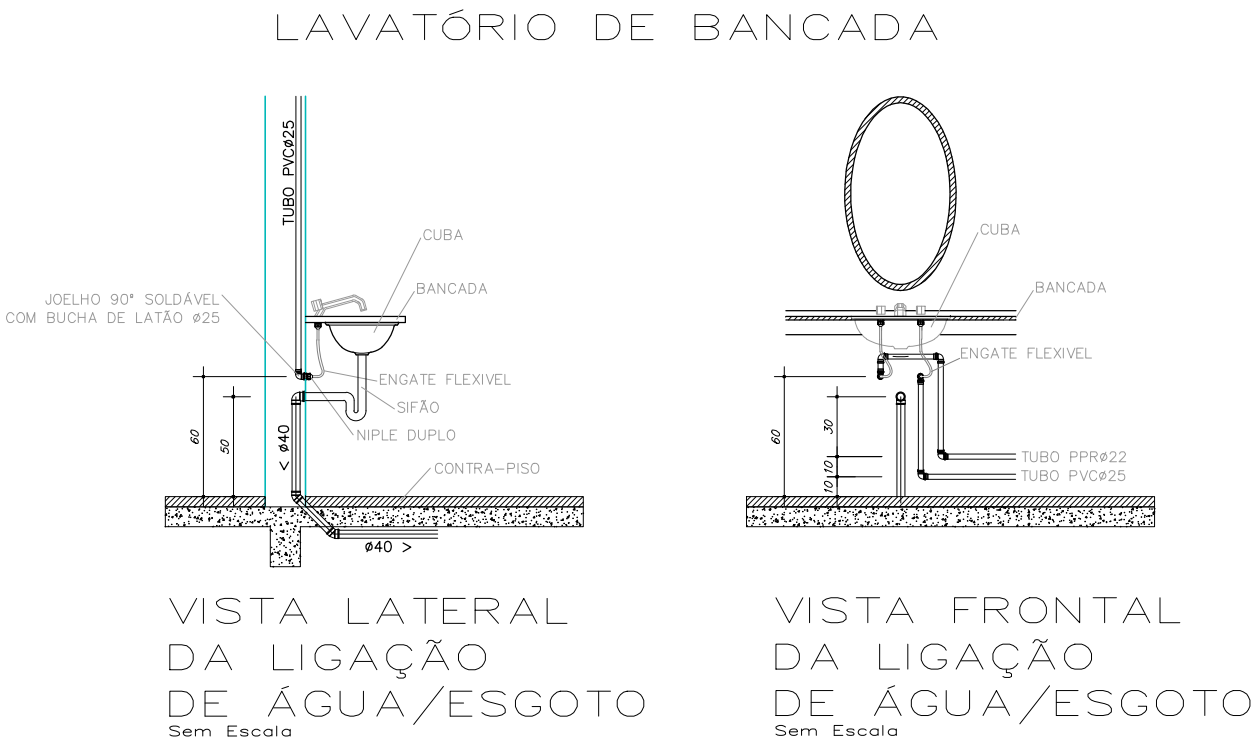

OBS.: UTILIZAR DOIS JOELHOS 90° SEMPRE QUE O ÂNGULO ENTRE AS PAREDES FOR DIFERENTE DE 45° E 90°.


DETALHE PARA CANTOS DE PAREDE
Escala 1/25

PROJETO HIDROSSANITÁRIO					
PROJETO		CONTRATADO:		SECRETARIA	
HIDROSSANITÁRIO		Tatiana Henrique Pereira Fonseca		SECRETARIA DE ATENÇÃO PRIMÁRIA À SAÚDE	
Endereço:		Rua Nogueira, Nº 11		OBRA: CONSTRUÇÃO DE IMÓVEL COMERCIAL	
Cidade:		Rio de Janeiro, RJ		PROJETO	
Telefone:		(21) 9 9879-0332		UBS PORTE 3	
E-mail:		eng.tatiahenrique@gmail.com		Número Cliente:	
CREA-MG: 28463/D				79/2024	
PROJ		VERIF		APROV	
DATA: 15/10/2024		17/02/2025		UNIDADE: (EXCETO INDICADO)	
NOME:				CIV	
VISTO:				REFERÊNCIA (1) (TÉRREO)	
				TÍTULO:	
				PLANTA HIDRÁULICO TÉRREO, NOTAS, LEGENDAS	
HIDR		ESCALA:		DESENHO NÚMERO:	
		INDICADAS NO DESENHO		MOD:	
				REVISÃO:	
				00	
				FOLHA:	
				01/07	

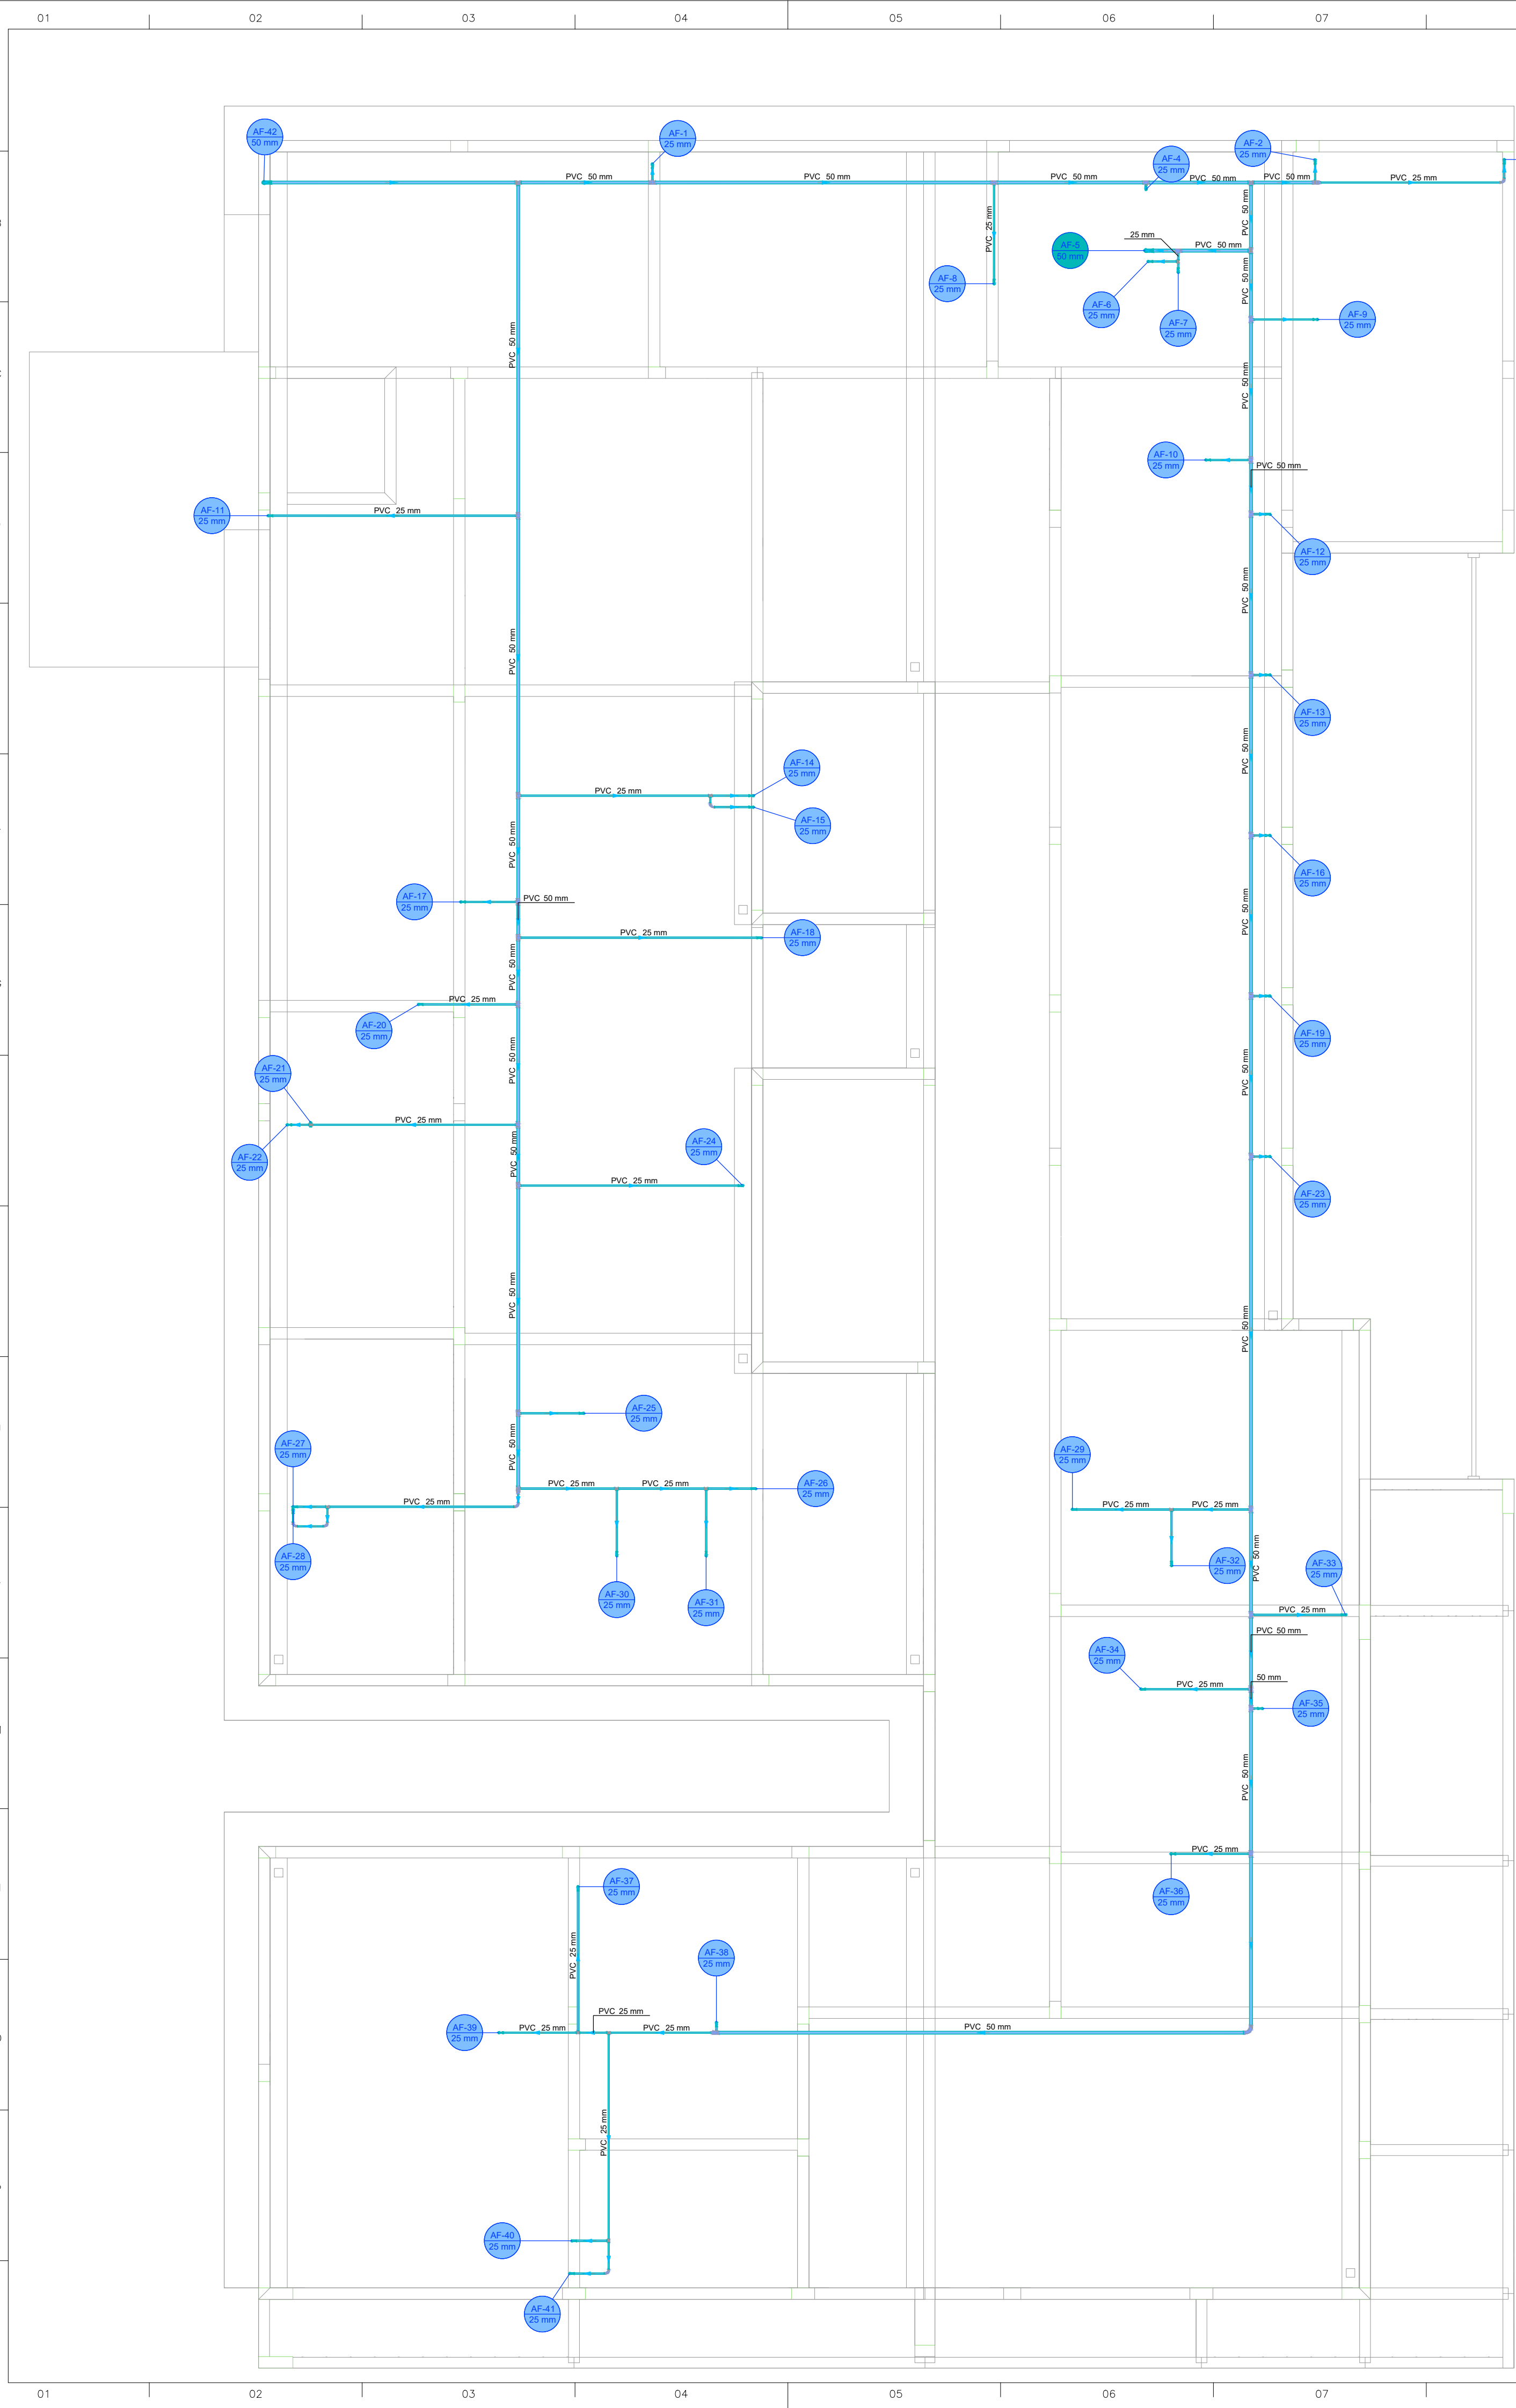


Legenda de condutos - COBERTURA	
Agua fria	


PLANTA - HIDRÁULICO - COBERTURA
ESC. 1/50

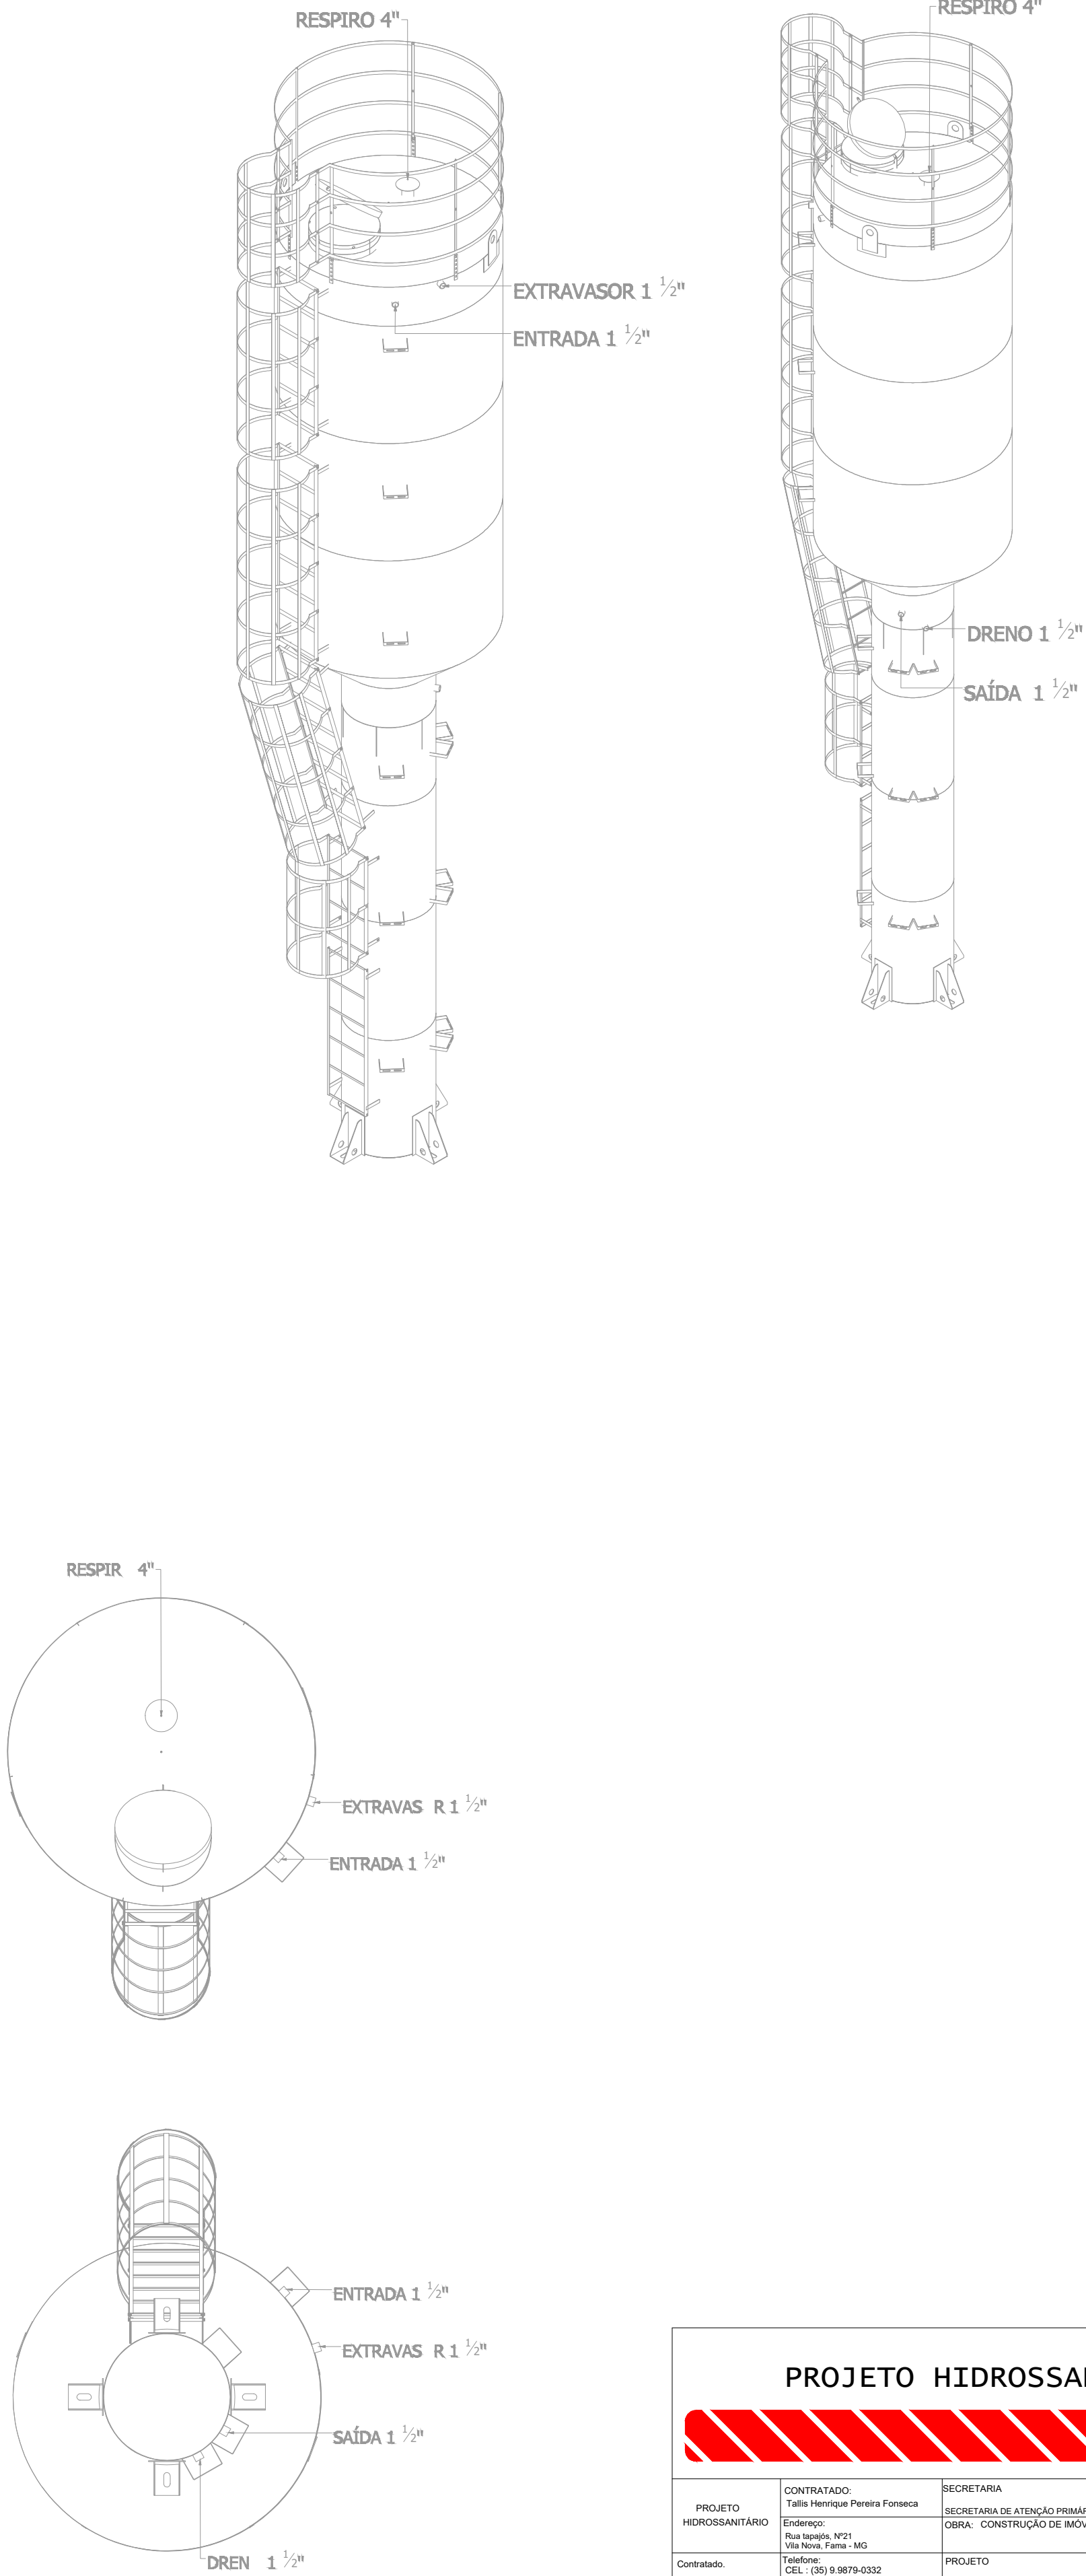


PROJETO HIDROSSANITÁRIO					
PROJETO HIDROSSANITÁRIO		CONTRATADO Talis Henrique Pereira Fonseca		SECRETARIA SECRETARIA DE ATENÇÃO PRIMARIA À SAÚDE OBRA - CONTRUÇÃO DE IMÓVEL COMERCIAL	
Endereço: Rua Isabela Nº21 Vila Nova, Fátima - MG		PROJETO UBS FORTE 3		Número Cliente: 79/2024	
Contratado: CREA-MG: 284463D		Telefone: CEL: (35) 9.9879-0332		E-mail: eng.talishenrique@gmail.com	
PROJ		VERIF		APROV	
DATA 15/10/2024		17/02/2025		UNIDADE (EXCETO INDICADO) cm	
NOME VISTO		TÍTULO: PLANTA HIDRÁULICA COBERTURA, NOTAS, LEGENDAS		REFERÊNCIA (1" DÍGRO) 	
HIDR		ESCALA: INDICADAS NO DESENHO		MOD HIDR	
		INDICADO Nº: 00001		REVISÃO 00	
14		15		16	

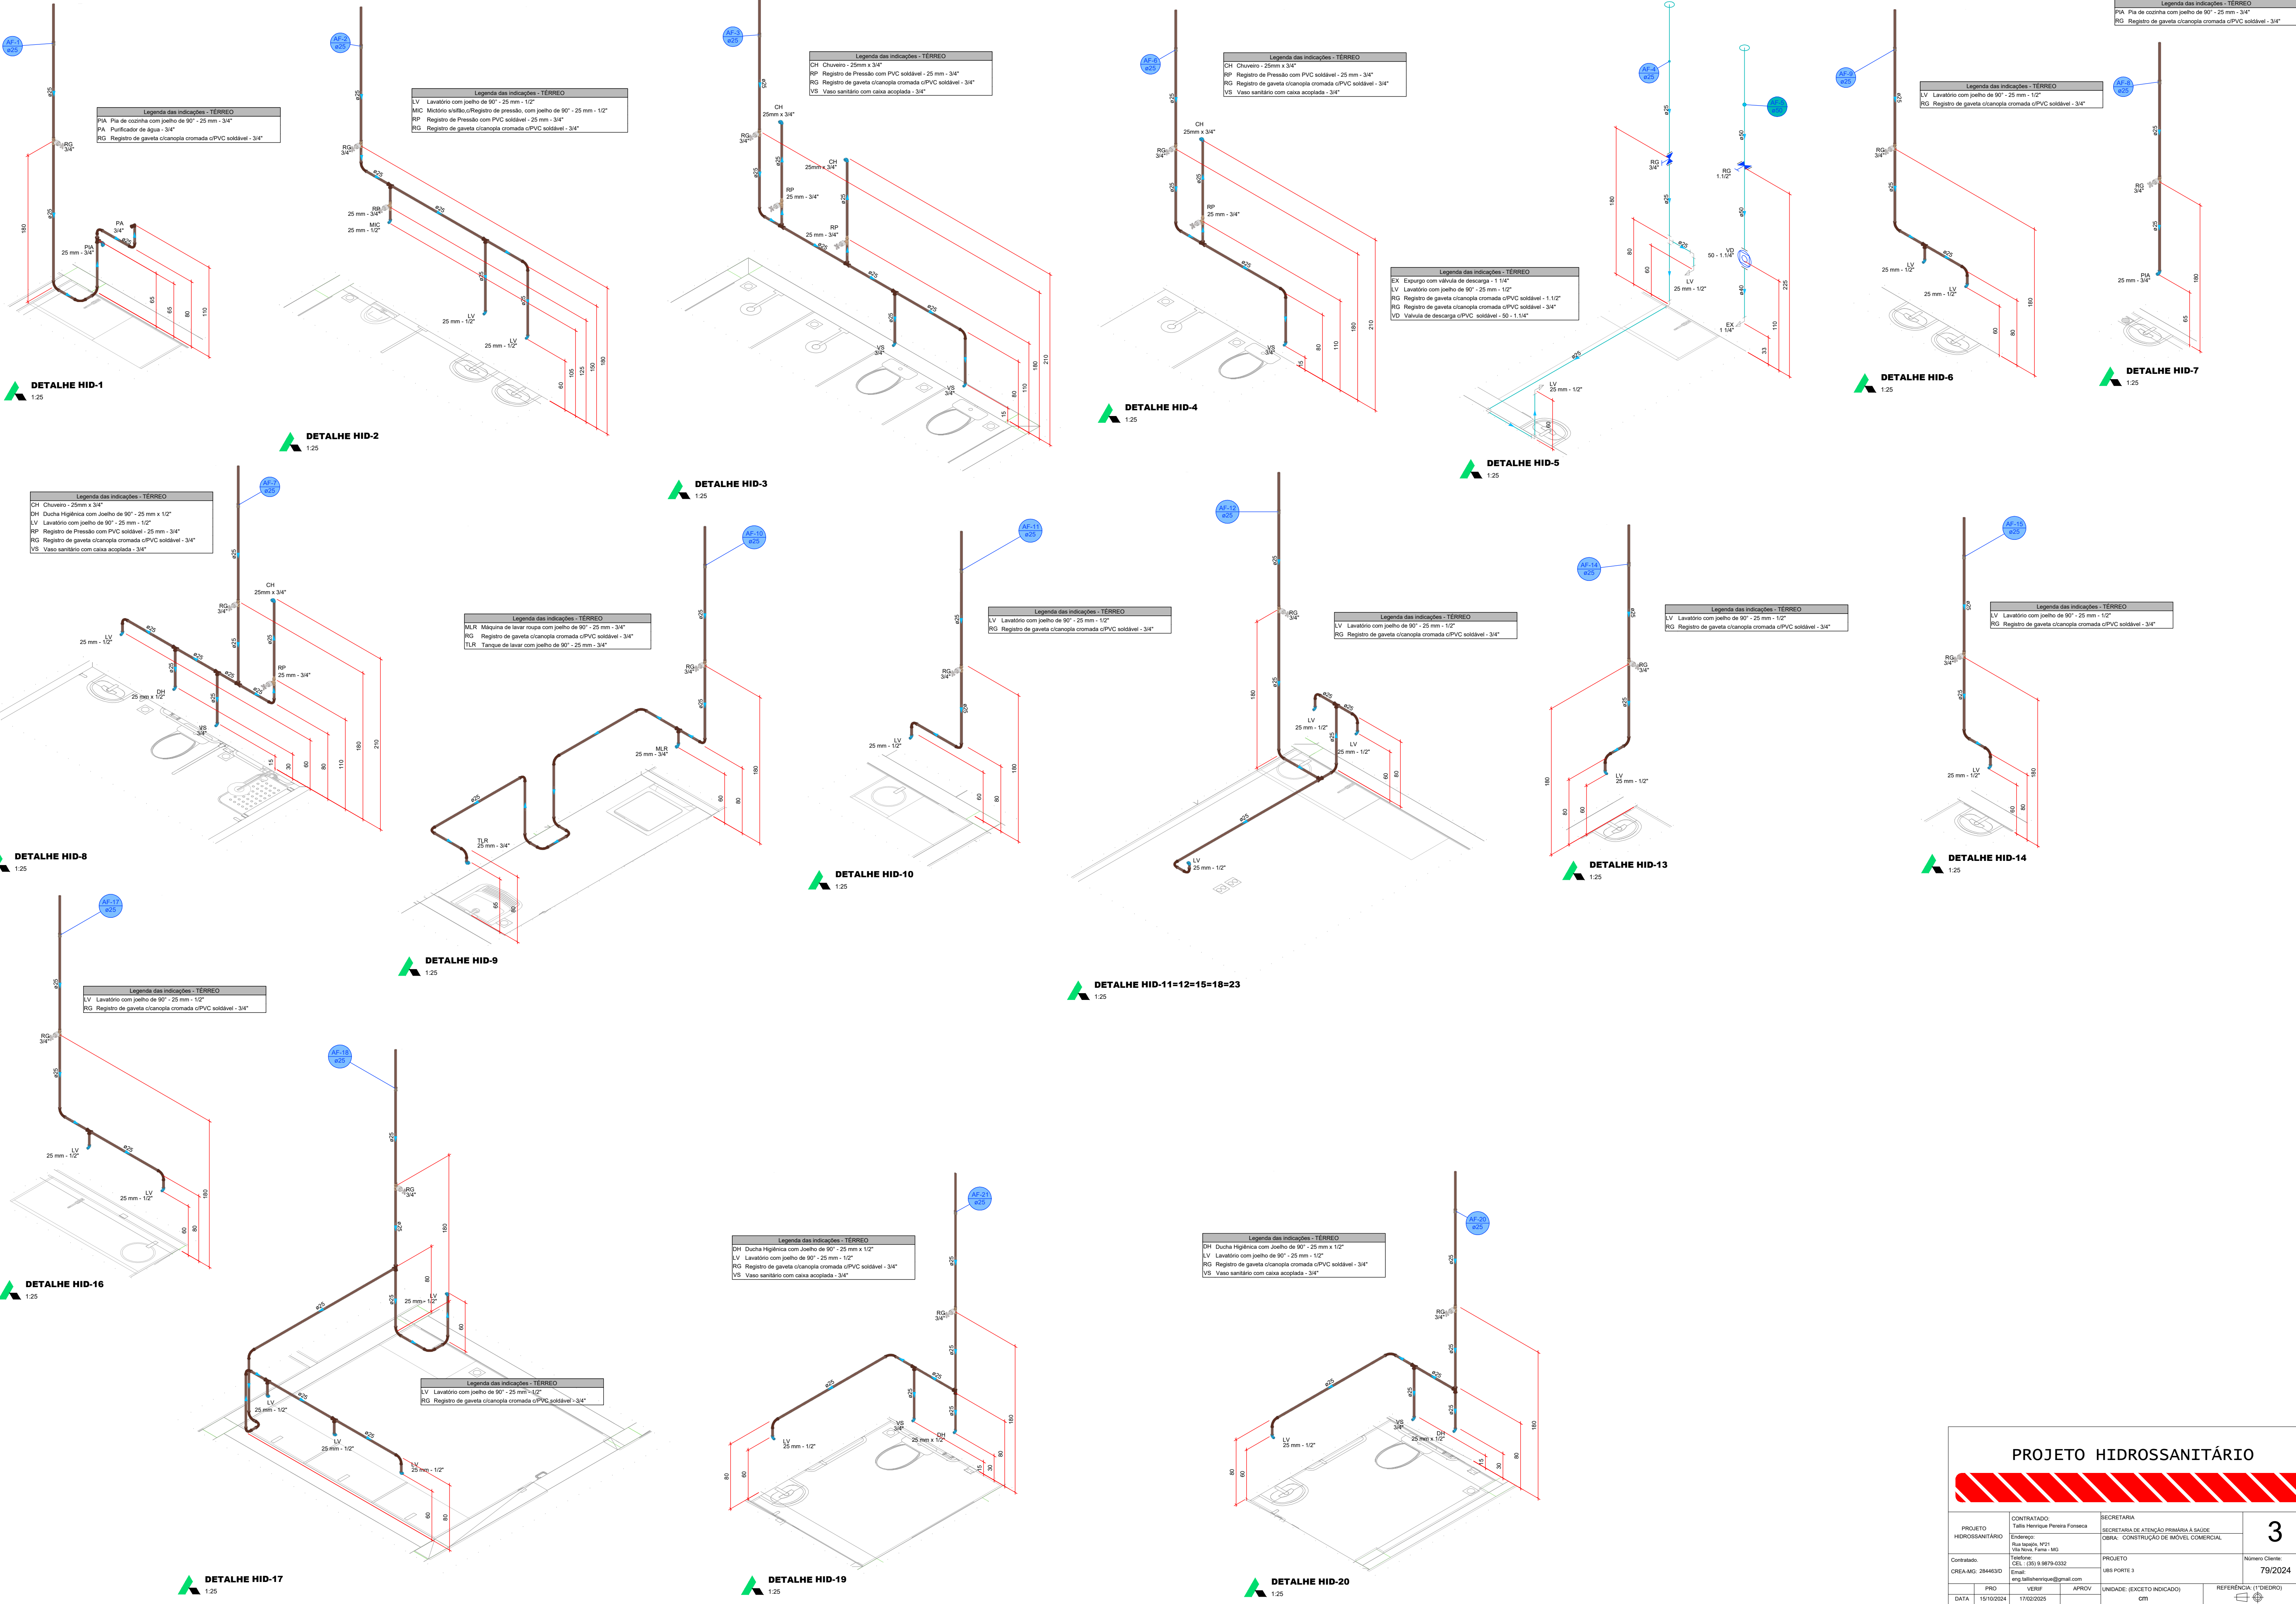

PROJETO HIDROSSANITÁRIO					
PROJETO		CONTRATADO:		SECRETARIA	
HIDROSSANITÁRIO		Talis Henrique Pereira Fonseca		SECRETARIA DE ATENÇÃO PRIMÁRIA À SAÚDE	
Endereço:		Rua São João, Nº 21		OBRA: CONSTRUÇÃO DE IMÓVEL COMERCIAL	
Cidade:		Rio de Janeiro, RJ		PROJETO	
Telefone:		(21) 9 9879-0332		UBS PORTE 3	
E-mail:		eng.talishenrique@gmail.com		Número Cliente:	
CNPJ:		08.446.630		79/2024	
PROJ		VERIF		APROV	
DATA:		15/10/2024		UNIDADE: (EXCETO INDICADO)	
NOME:		TITULO:		REFERÊNCIA (TÉCNICO)	
VISTO:		DETALHES HIDRÁULICOS, NOTAS E LEGENDAS		3	
HIDR		ESCALA:		DESENHO NÚMERO:	
INDICADAS NO DESENHO		00001		MOD: 00	
		REVISÃO:		FOLHA:	
		00		03/07	

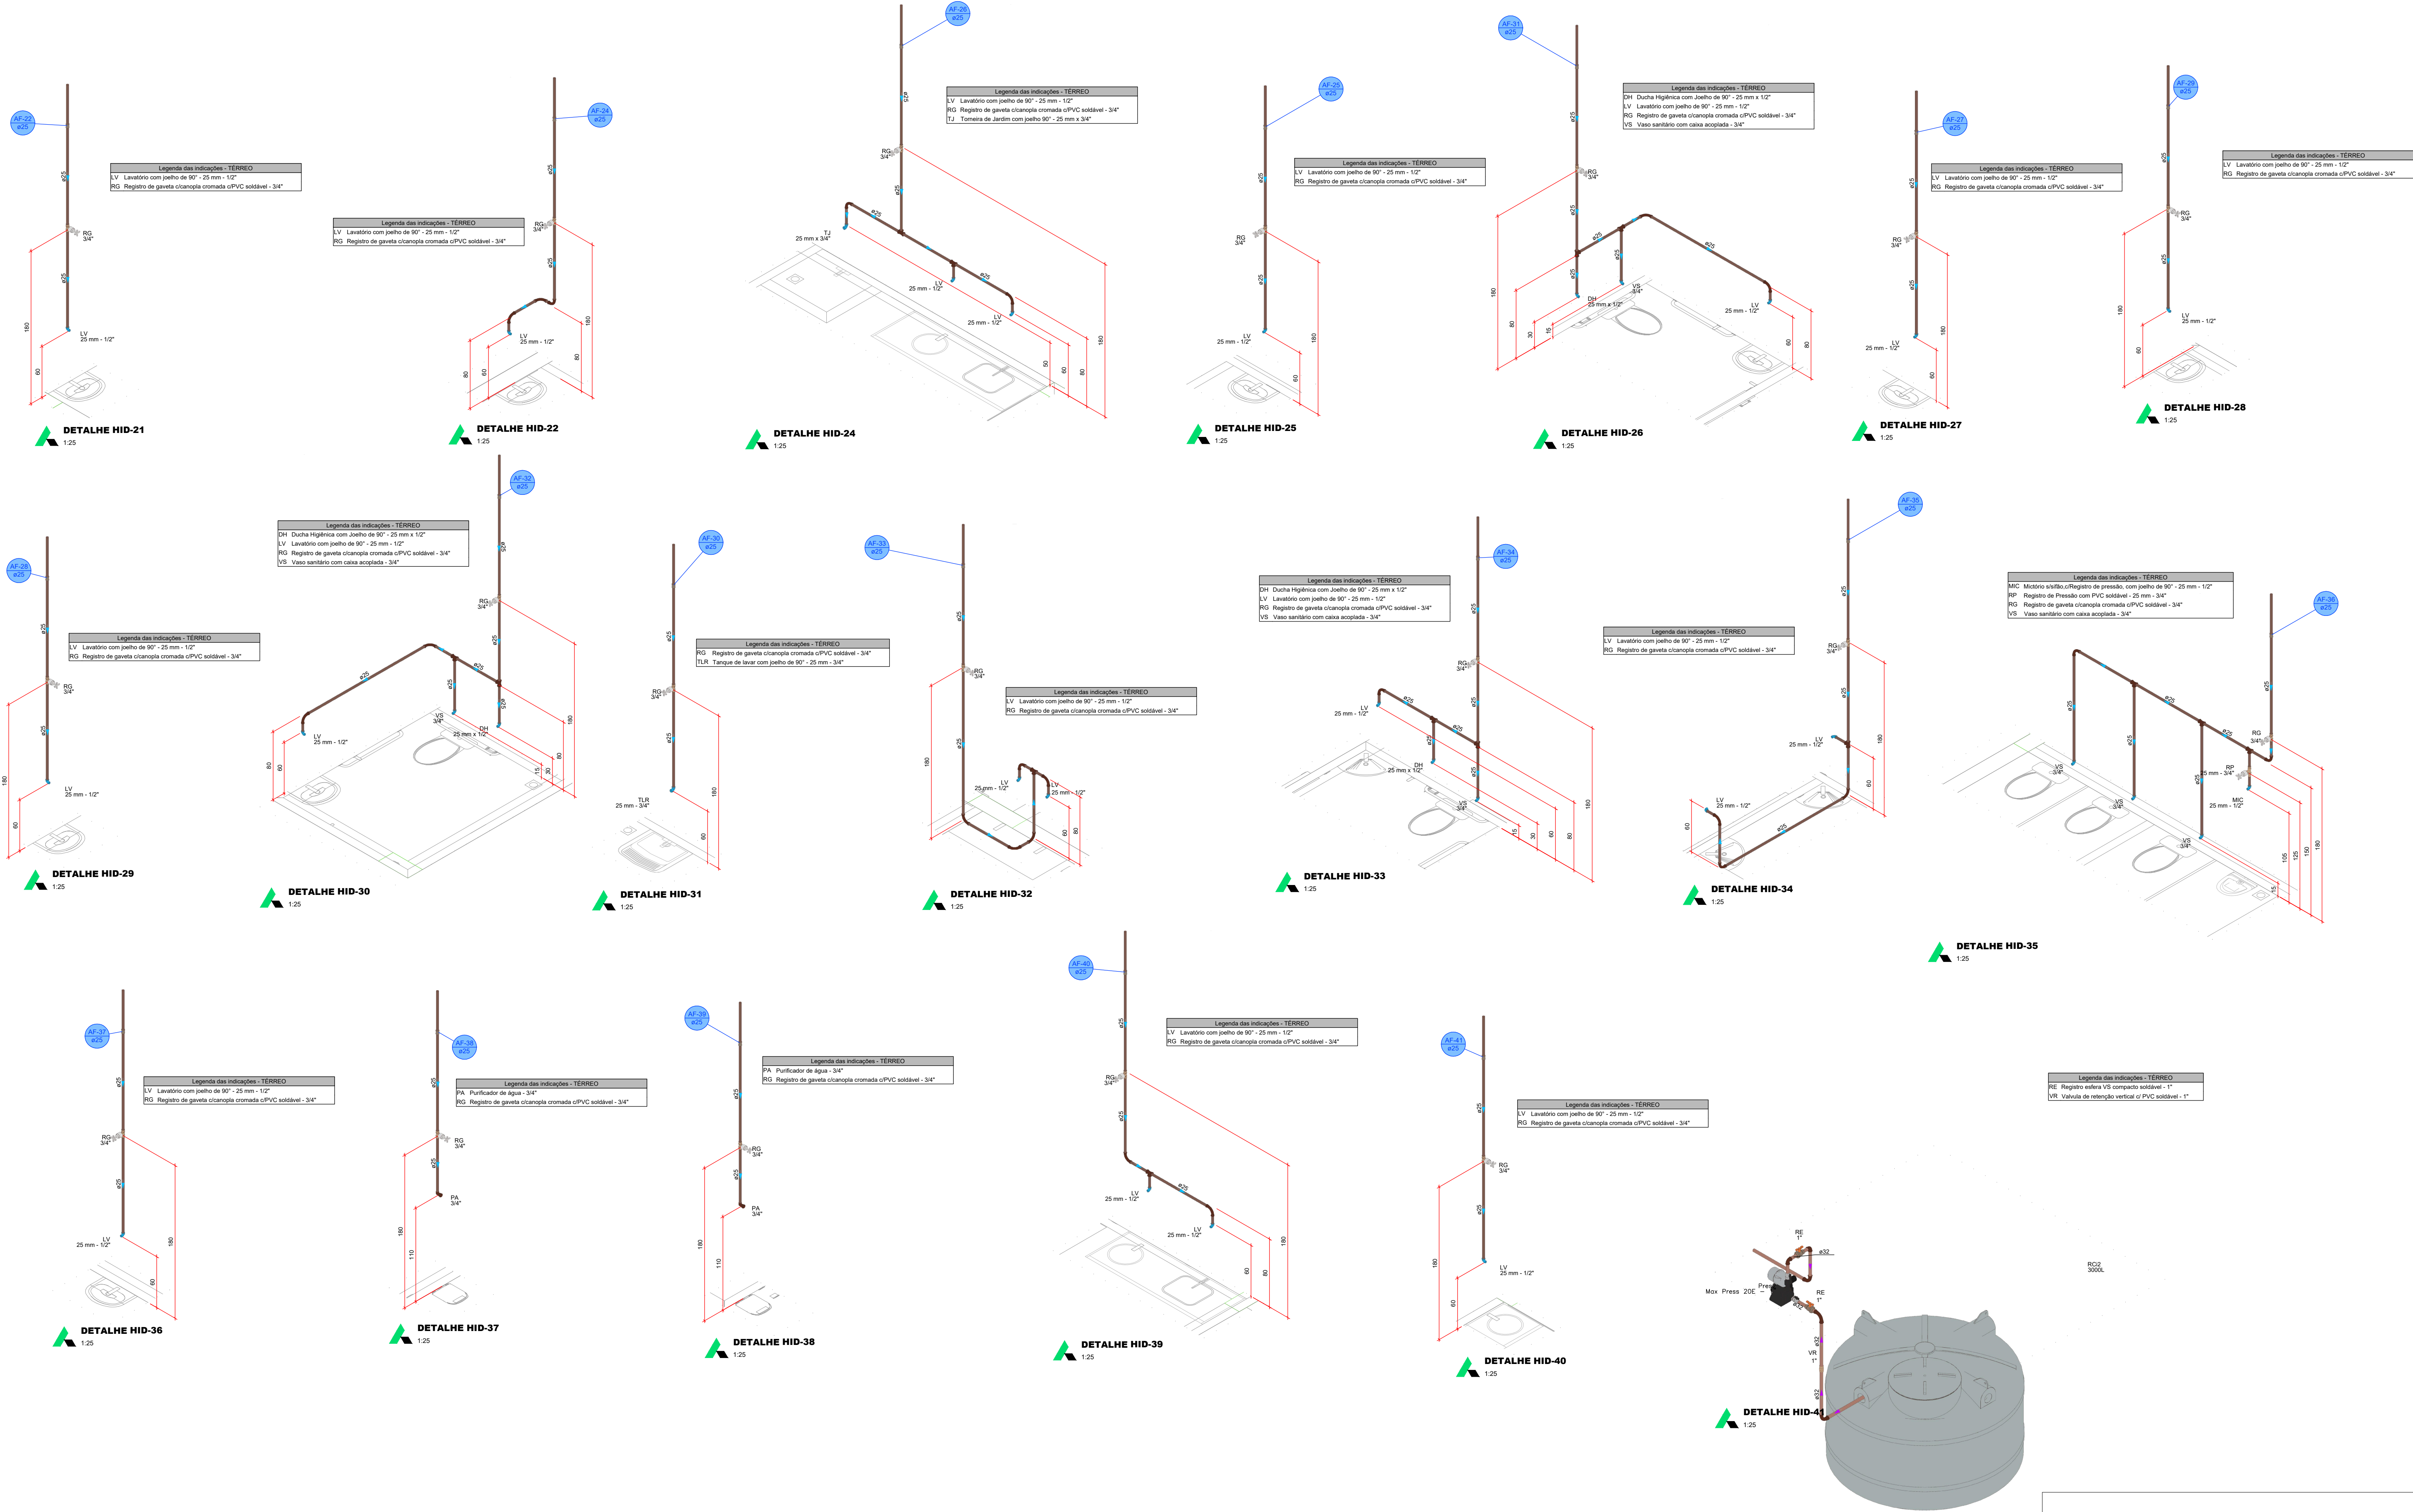


PROJETO HIDROSSANITÁRIO					
PROJETO HIDROSSANITÁRIO		CONTRATADO: Talis Henrique Pereira Fonseca		SECRETARIA SECRETARIA DE ATENÇÃO PRIMÁRIA À SAÚDE	
Endereço: Rua Siqueira, Nº21 Vila Nova, Fátima - MG		OBRA: CONSTRUÇÃO DE IMÓVEL COMERCIAL		Número Cliente: 79/2024	
Contratado: OZIEA-MG: 284463D		PROJETO Talis Henrique Pereira Fonseca CEL: (35) 9 9879-0332 Email: eng.talishenrique@gmail.com		UNIDADE (EXCETO INDICADO) CM	
DATA 15/10/2024		VERIF 15/10/2024		REFERÊNCIA (1"=100,00)	
VISTO		APROV		TÍTULO: DETALHES HIDRÁULICOS, NOTAS E LEGENDAS	
HIDR		ESCALA: INDICADAS NO DESENHO		DESENHO NÚMERO: 00001	
		MOD HIDR		REVISÃO: 00	
				FOLHA: 04/07	

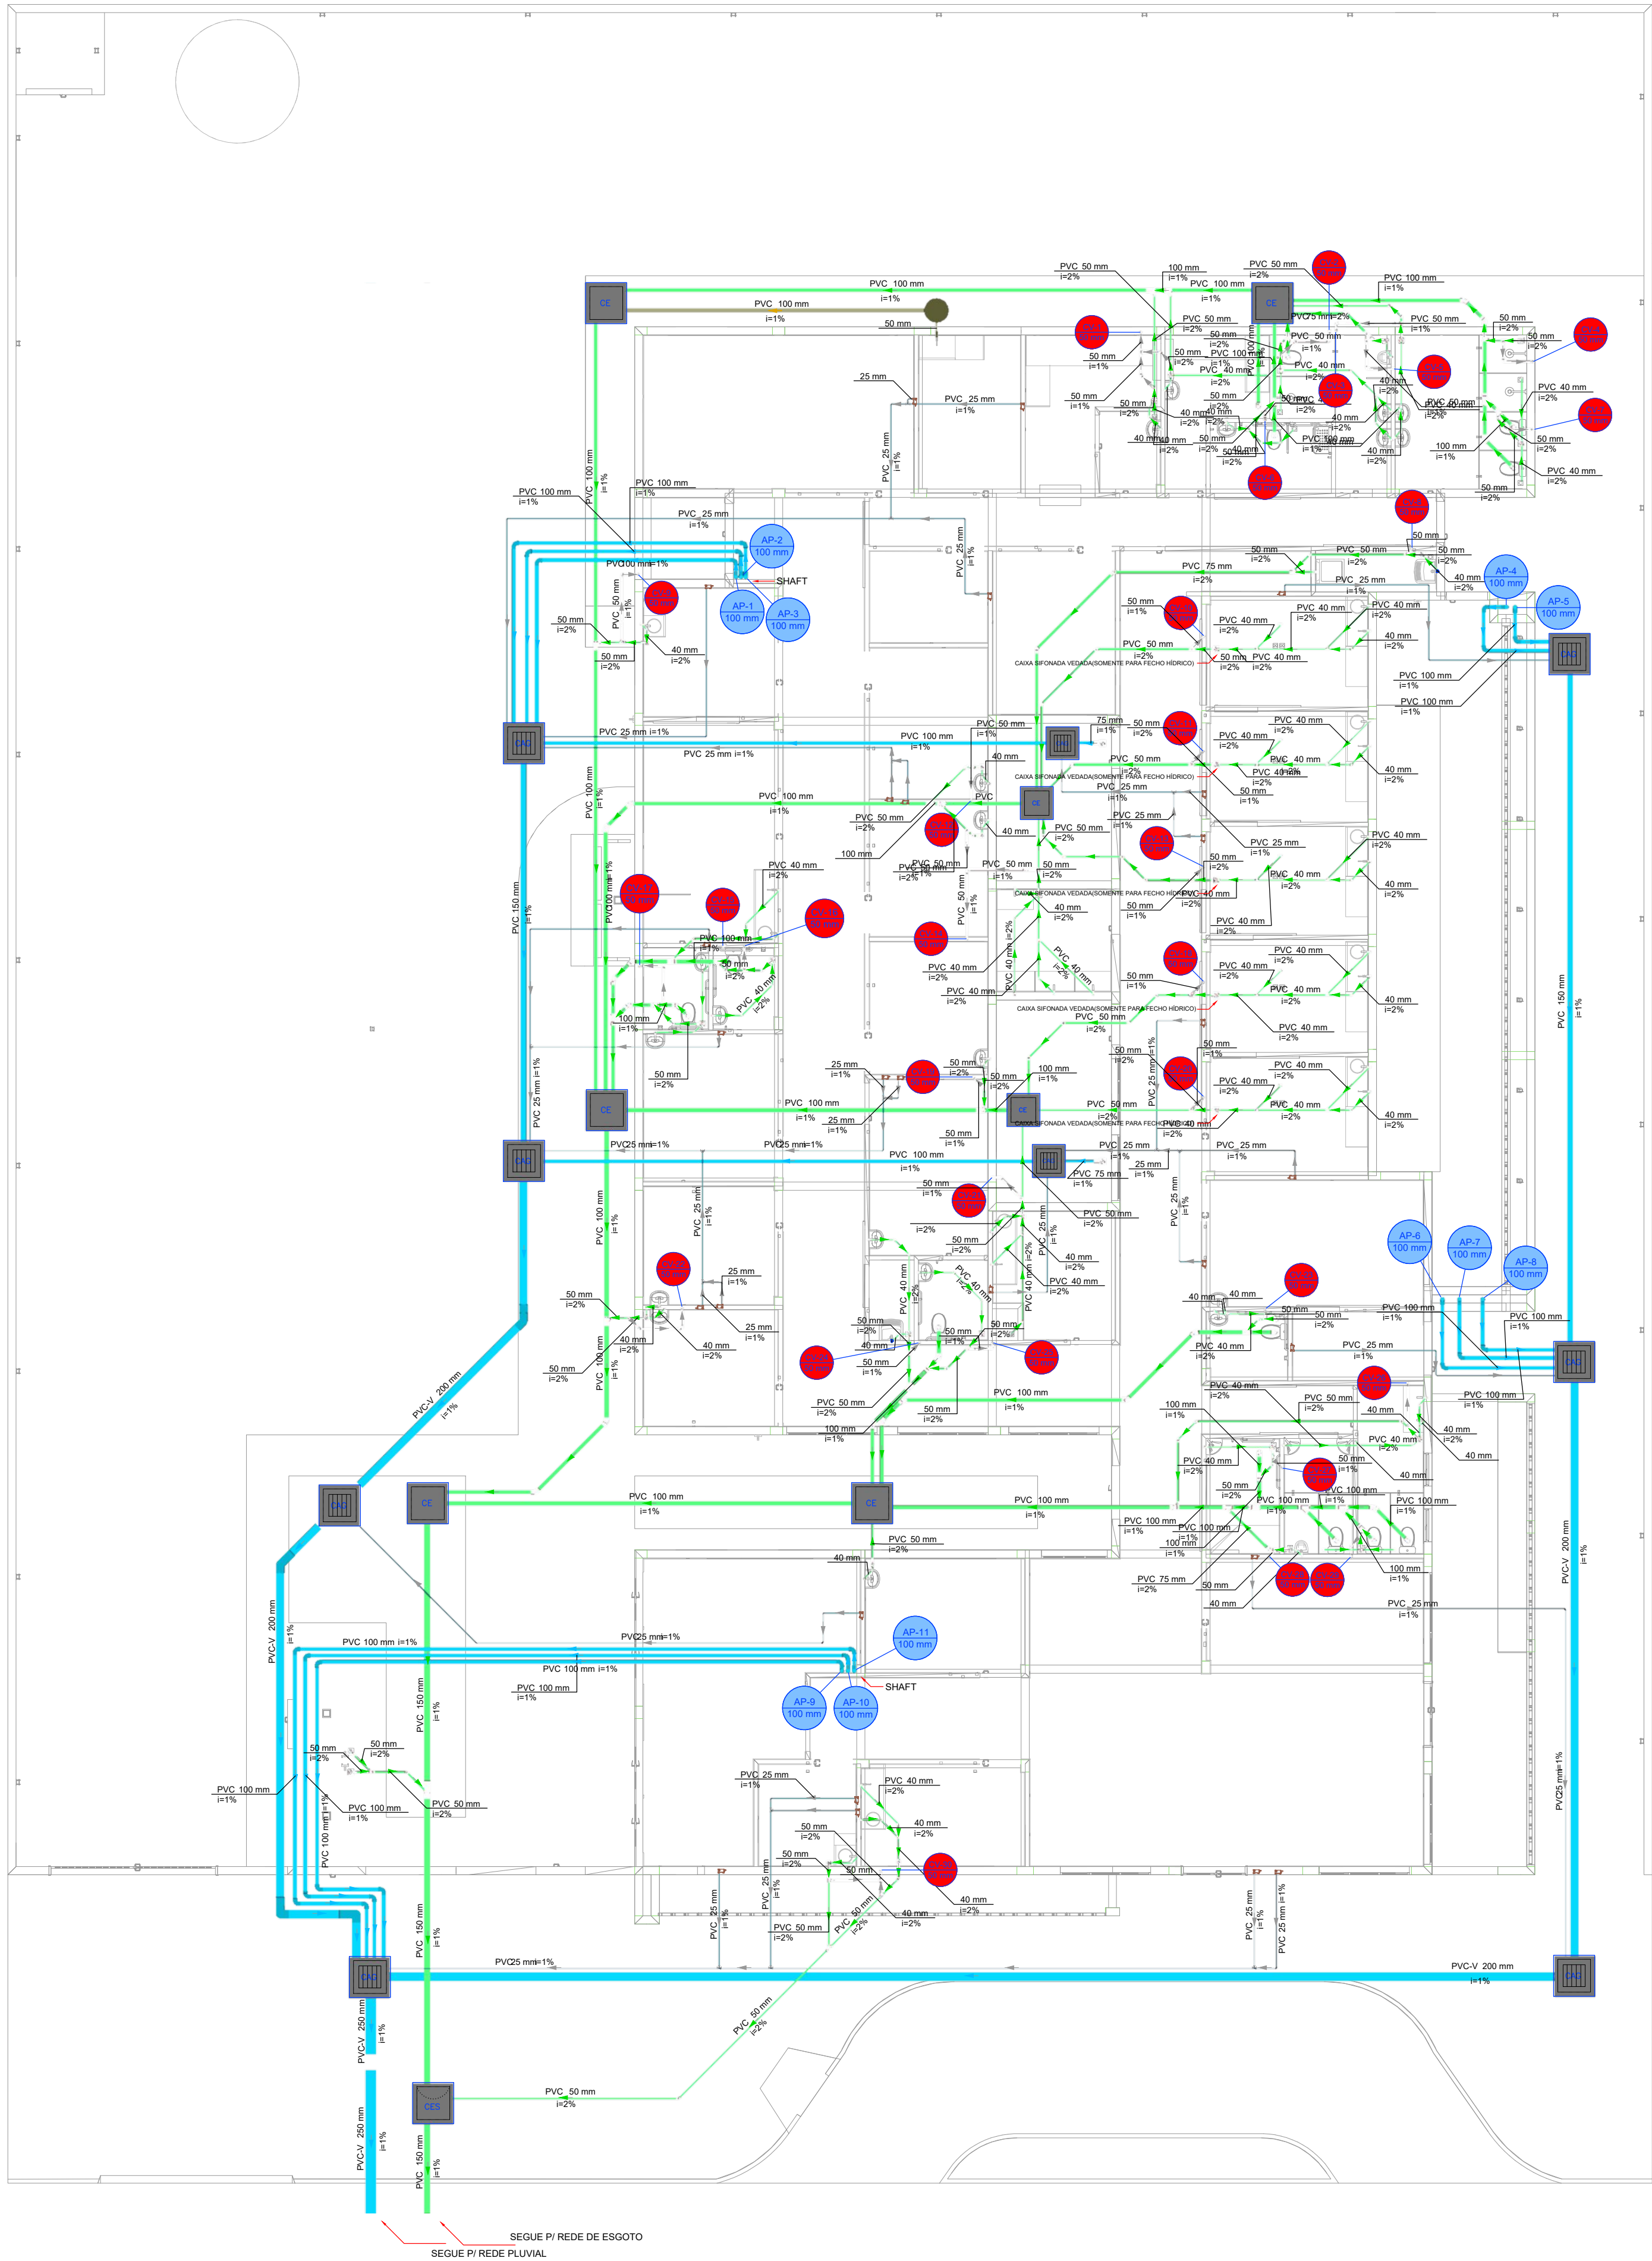


Legenda de condutos - TÉRREO	
	Esgoto
	Esgoto (Gordura)
	Pluvial
	Pluvial (Drenos - Ar Condicionado)
	Ventilação

Legenda - TÉRREO	
	Ar Condicionado
	Caixa Sifonada
	Caixa de areia pluvial c/ grelha
	Caixas Inspeção Esgoto Sifonada
	Caixas Inspeção Esgoto Simples
	Chuveiro Residencial
	Curva 45°
	Curva 45° curta Amarrco
	Curva 90° curta
	Curva 90° curta-coluna
	Curva 90°
	Joelho 45°
	Joelho 45° soldável
	Joelho 90°
	Joelho 90° soldável
	Joelho 90° coluna sobre
	Junção simples
	Junção simples c/ JAS
	Junção simples c/ redução
	Lavatório Residencial com sifão
	Motor de Descarga Automática DN 60mm
	Máquina de Lavar Roupa DN 50mm
	Pia de Cozinha Residencial com Sifão 50mm
	Ramais de Ventilação
	Tanque de Lavar Roupa DN 40mm
	Toile sanitário
	Vaso Sanitário c/ curva 90°

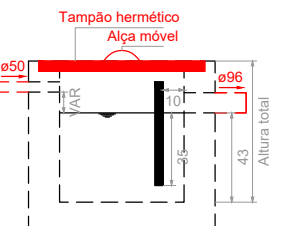

Caixa de gordura - TÉRREO
Corte 1 - ESC. 1:25

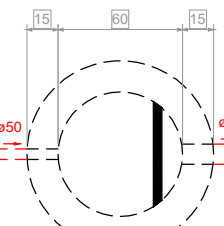


Caixa de gordura - TÉRREO
Planta baixa - ESC. 1:25

PLANTA - SANITÁRIO - TÉRREO
ESC. 1/75

PROJETO HIDROSSANITÁRIO					
PROJETO HIDROSSANITÁRIO	CONTRATADO Telles Henrique Pereira Fonseca	SECRETARIA SECRETARIA DE ATENÇÃO PRIMÁRIA À SAÚDE		5	
	Endereço: Rua Augusta, 1921 Vila Nova, Foz de Iguaçu - MG	OBRA - CONSTRUÇÃO DE IMÓVEL COMERCIAL			
Contratado	CREA-MG: 284633	PROJETO		Número Cliente: 79/2024	
	Telefone: CEL: (35) 9.9879.0332	UNIDADE: (EXCETO INDICADO) Cm			
	E-mail: eng.sulshenrique@gmail.com	PROJETO			
		UBS PORTE 3			
DATA 15/10/2024	PROJ VERIF	APROV	REFERÊNCIA (TÓRREO)		
NOME VISTO	TÍTULO: PLANTA SANITÁRIO TÉRREO, NOTAS, LEGENDAS				
HIDR	ESCALA: INDICADAS NO DESENHO	DESENHO NÚMERO 00001	MOD: HIDR	REVISÃO: 00	FOLHA: 05/07


PLANTA - SANITÁRIO - COBERTURA
ESC. 1/50

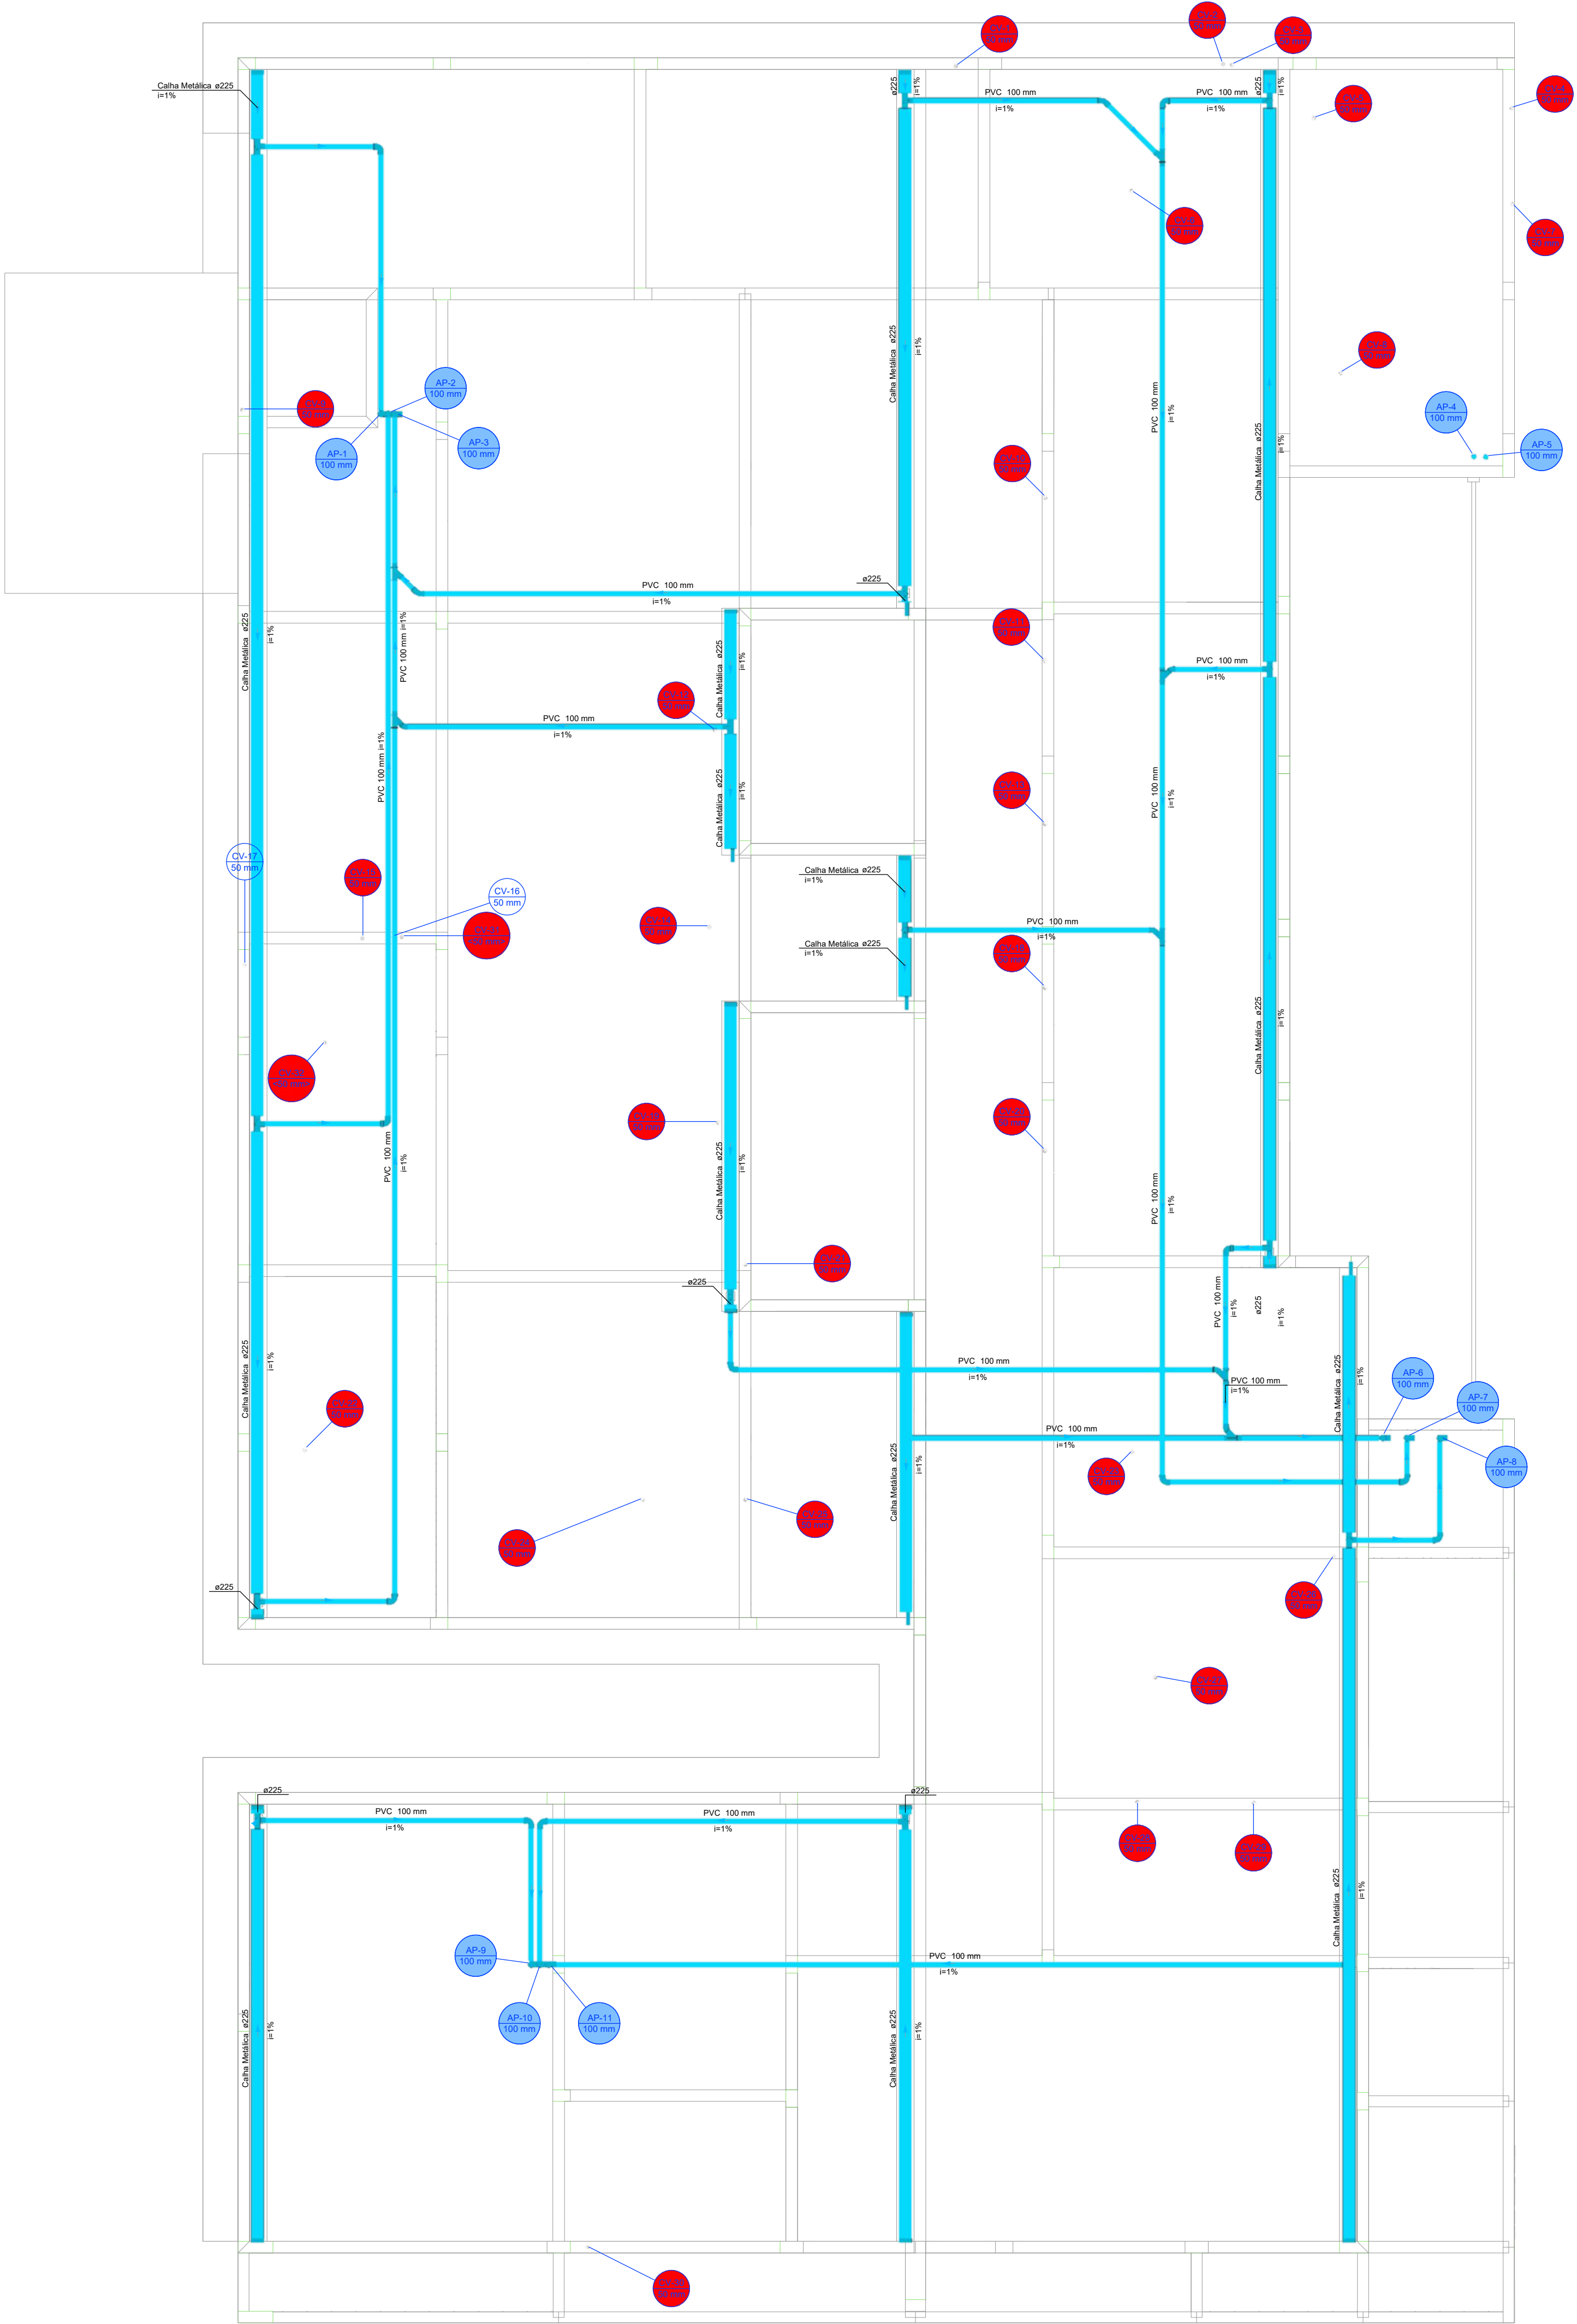


Legenda de condutos - COBERTURA	
	PVC 100 mm
	Ventilação

Legenda - COBERTURA	
	Adaptador para bocal semi-circular à terminação
	Cabeceira semi-circular
	Curva 45° curta Amaro
	Curva 90° curta
	Curva 90° curta- coluna
	Junção simples
	Junção simples c/ 45°
	Terminal de ventilação- coluna


PROJETO HIDROSSANITÁRIO					
PROJETO HIDROSSANITÁRIO		CONTRATADO: Talis Henrique Pereira Fonseca		SECRETARIA SECRETARIA DE ATENÇÃO PRIMÁRIA À SAÚDE	
Obrato: CNEA-MG: 284463D		Endereço: Rua Nogueira, Nº21 Vila Nova, Faria - MG		OBRA: CONSTRUÇÃO DE IMÓVEL COMERCIAL	
Telefone: CEL: (35) 9.9879-0332		E-mail: eng.talishenrique@gmail.com		PROJETO UBS PORTE 3	
DATA: 15/10/2024		VERIF: 17/02/2025		APROV: CIV	
NOME: VISTO:		TÍTULO: PLANTA SANITÁRIO COBERTURA, NOTAS E LEGENDAS.		REFERÊNCIA 1) (TIEDRO)	
HIDR		ESCALA: INDICADAS NO DESENHO		DESENHO NÚMERO: 00001	
		MOD: HIDR		REVISÃO: 00	
				FOLHA: 06/07	

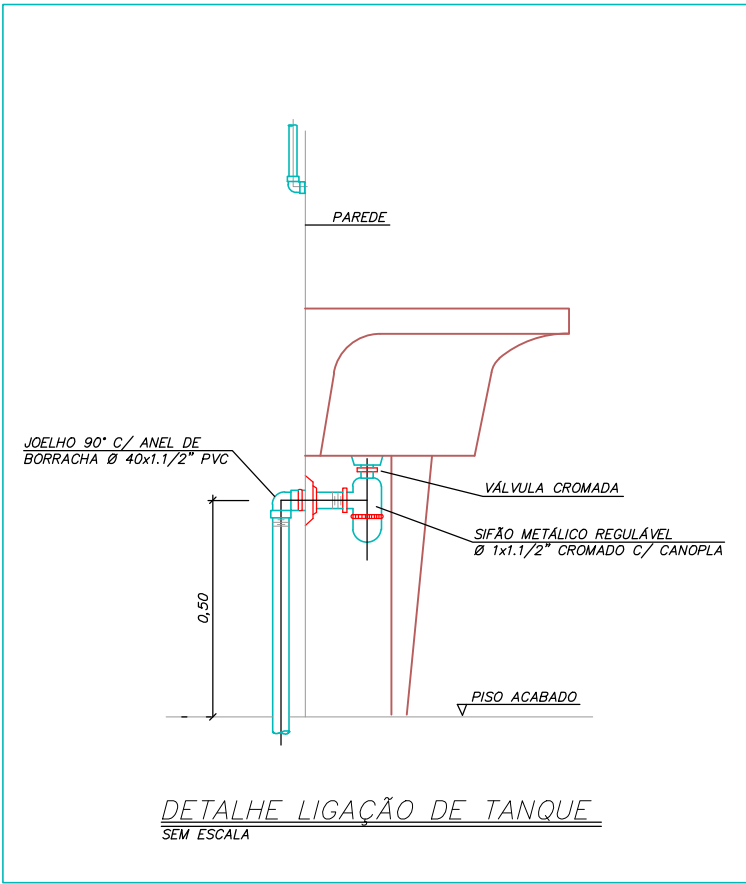


DETALHE LIGAÇÃO DE TANQUE
SEM ESCALA

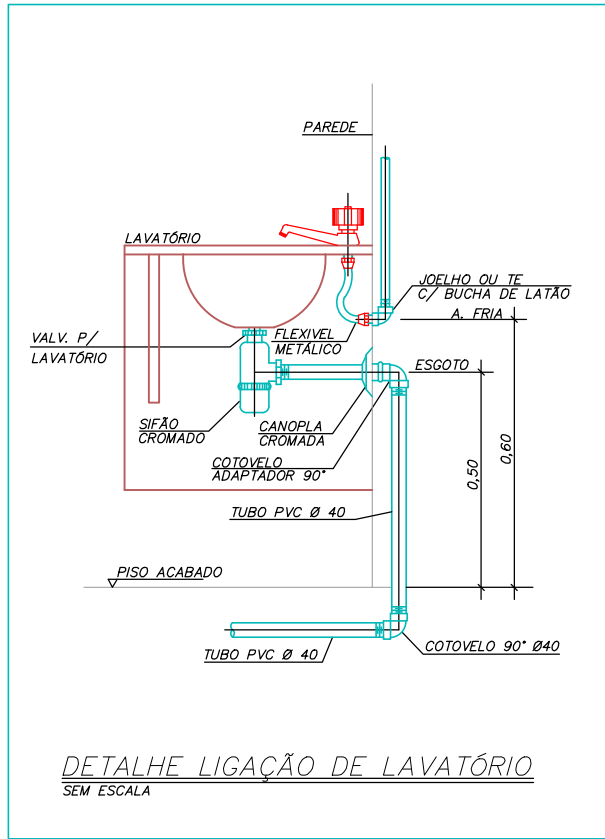

DETALHE LIGAÇÃO DE LAVATÓRIO
SEM ESCALA

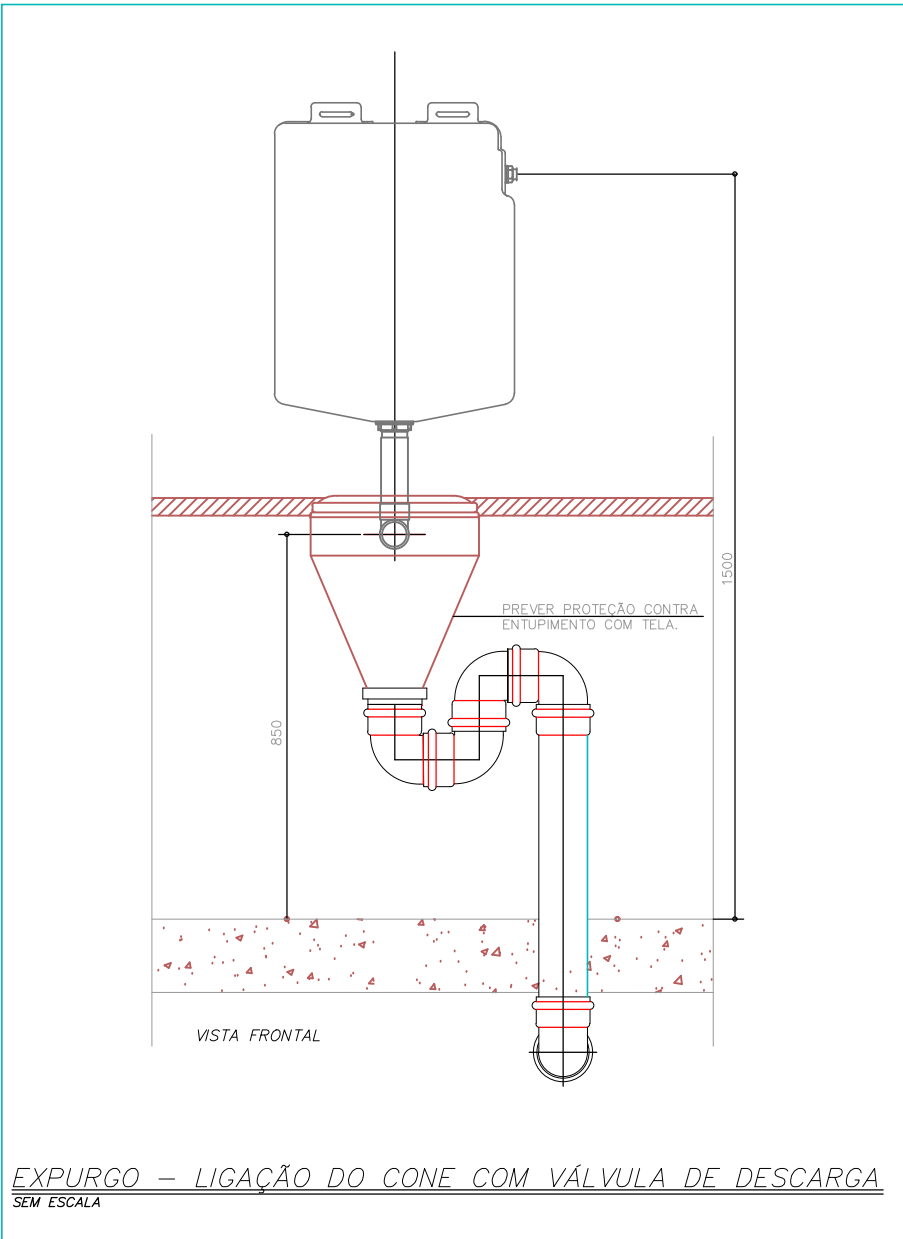


EXPURGO - LIGAÇÃO DO CONE COM VÁLVULA DE DESCARGA
SEM ESCALA

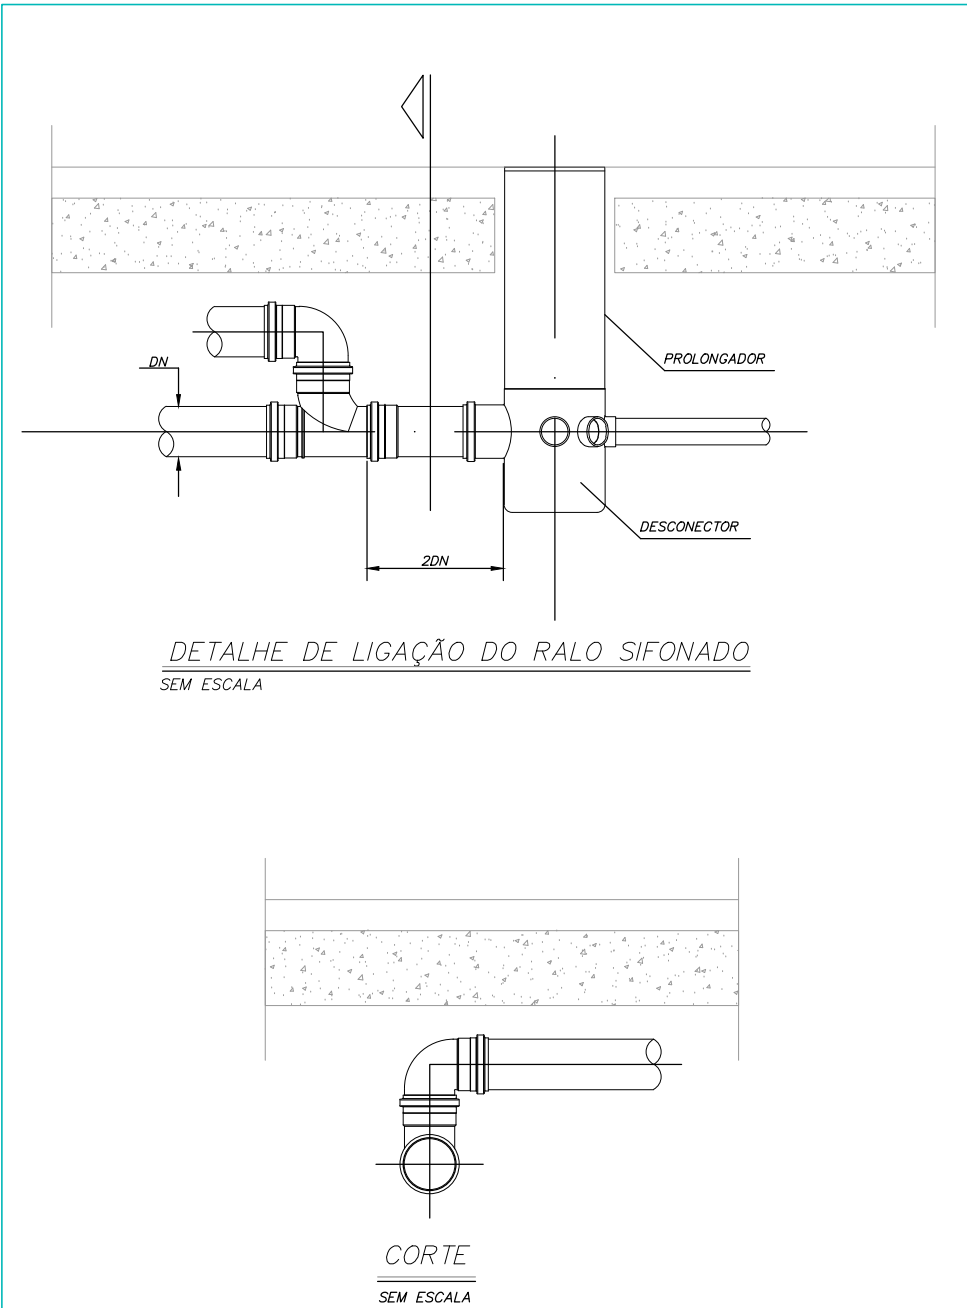


DETALHE DE LIGAÇÃO DO RALO SIFONADO
SEM ESCALA


CORTE
SEM ESCALA

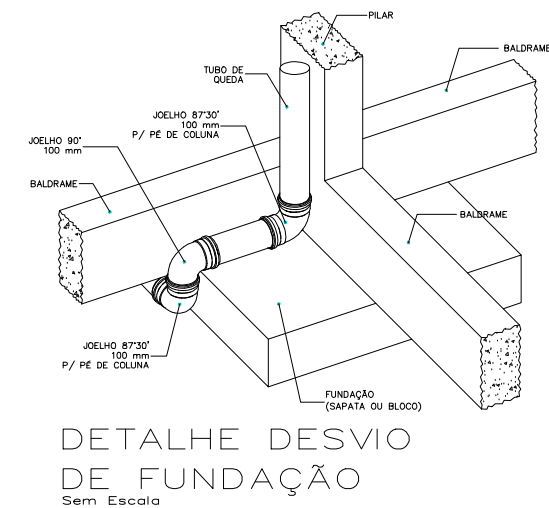


DETALHE DESVIO
DE FUNDAÇÃO
Sem Escala

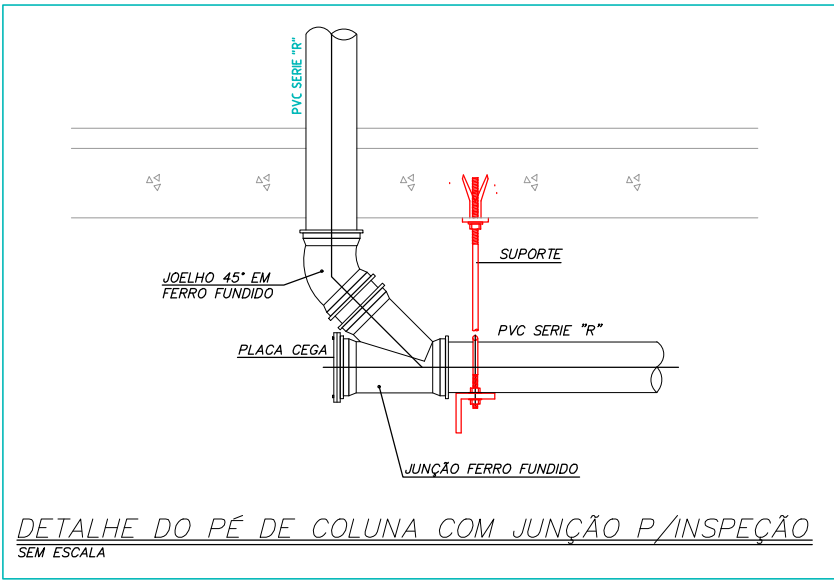



DETALHE DO PÉ DE COLUNA COM JUIÇÃO P/INSPEÇÃO
SEM ESCALA

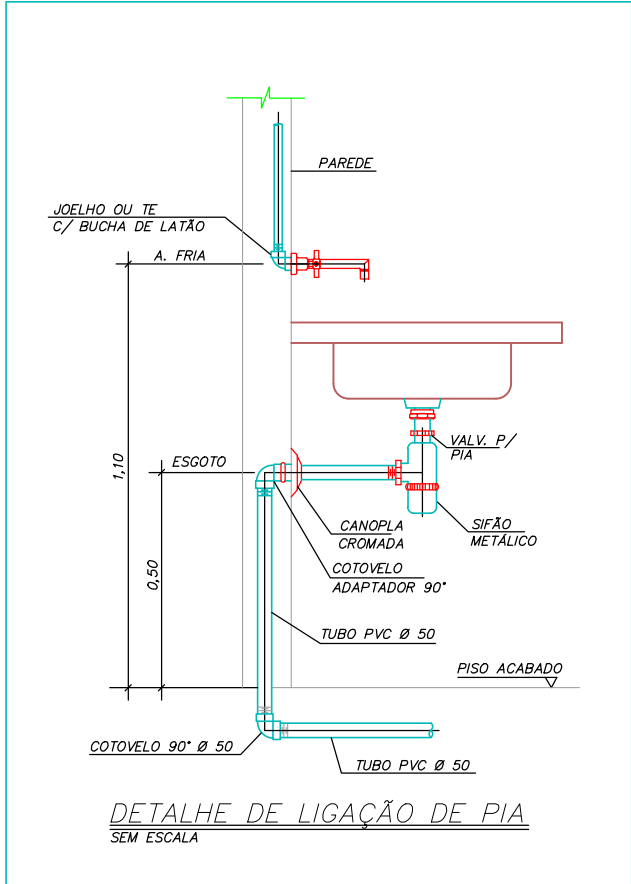


DETALHE DE LIGAÇÃO DE PIA
SEM ESCALA

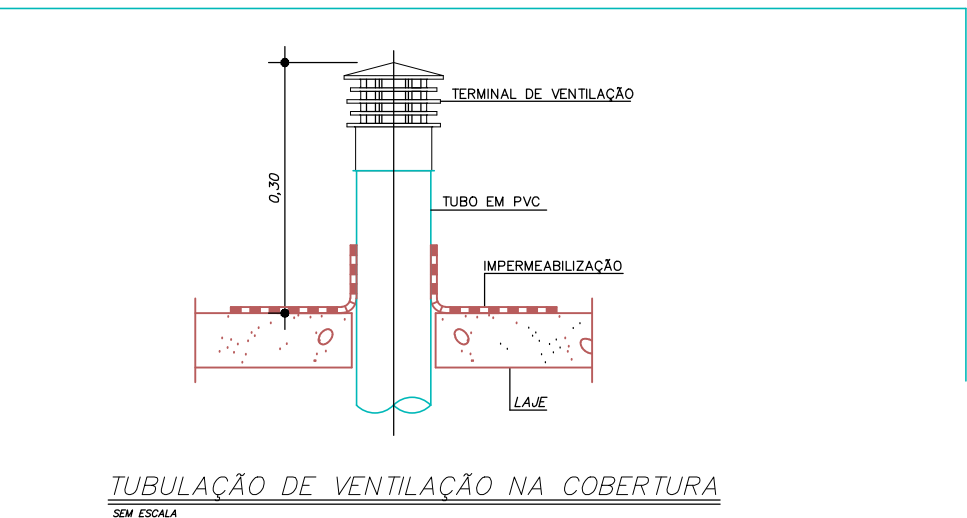


TUBULAÇÃO DE VENTILAÇÃO NA COBERTURA
SEM ESCALA

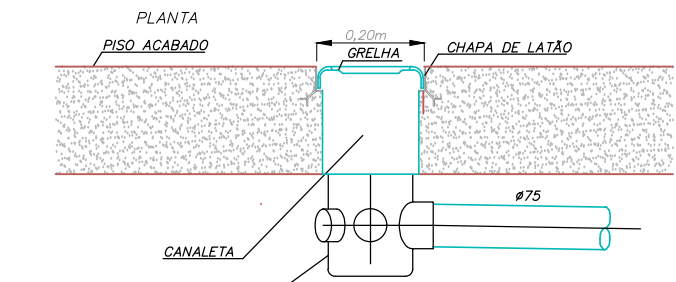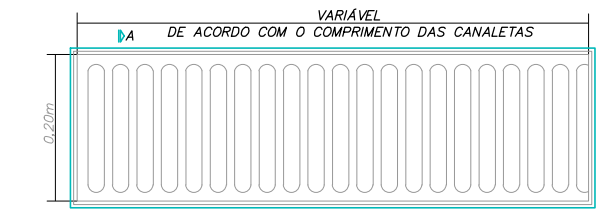


GRELHA DE PISO COM RALO PARA VESTIÁRIOS
SEM ESCALA

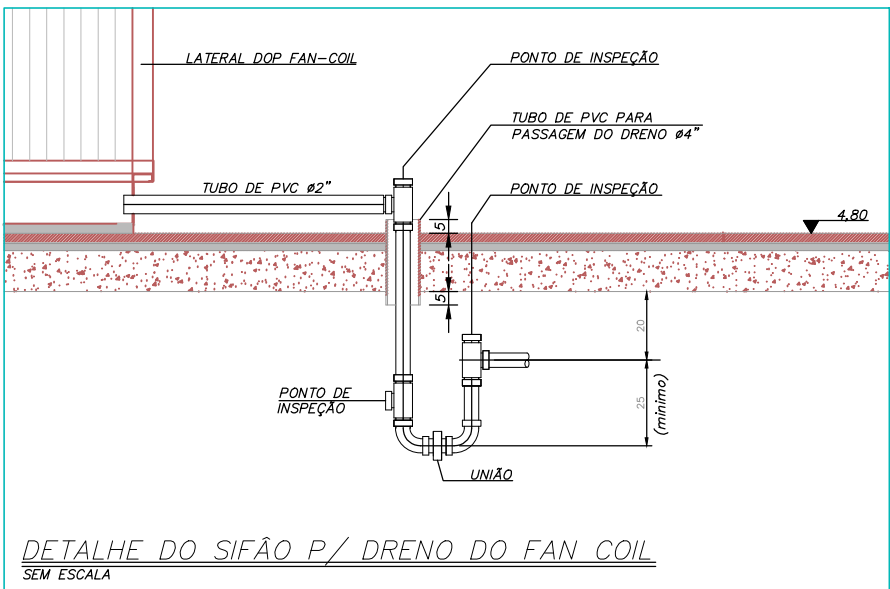


DETALHE DO SIFÃO P/ DRENO DO FAN COIL
SEM ESCALA

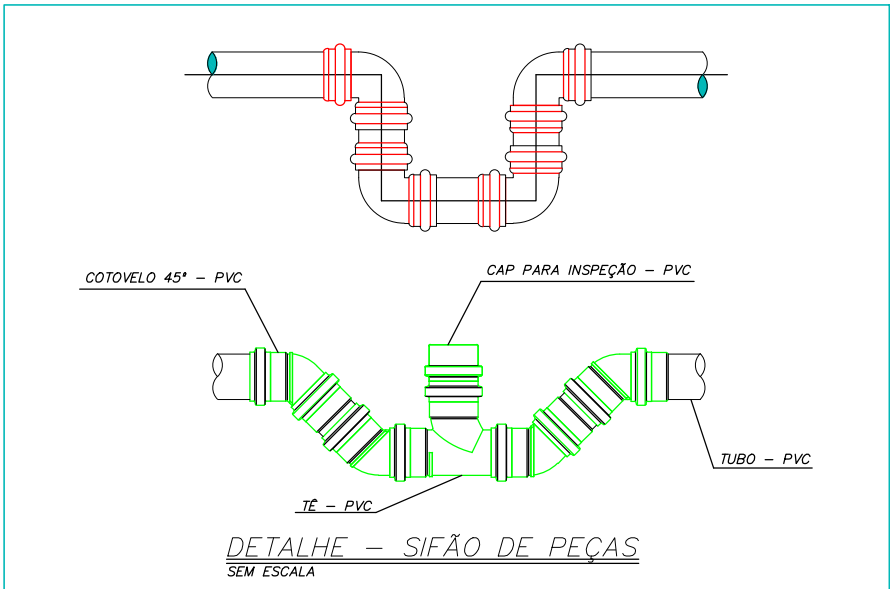


DETALHE - SIFÃO DE PEÇAS
SEM ESCALA

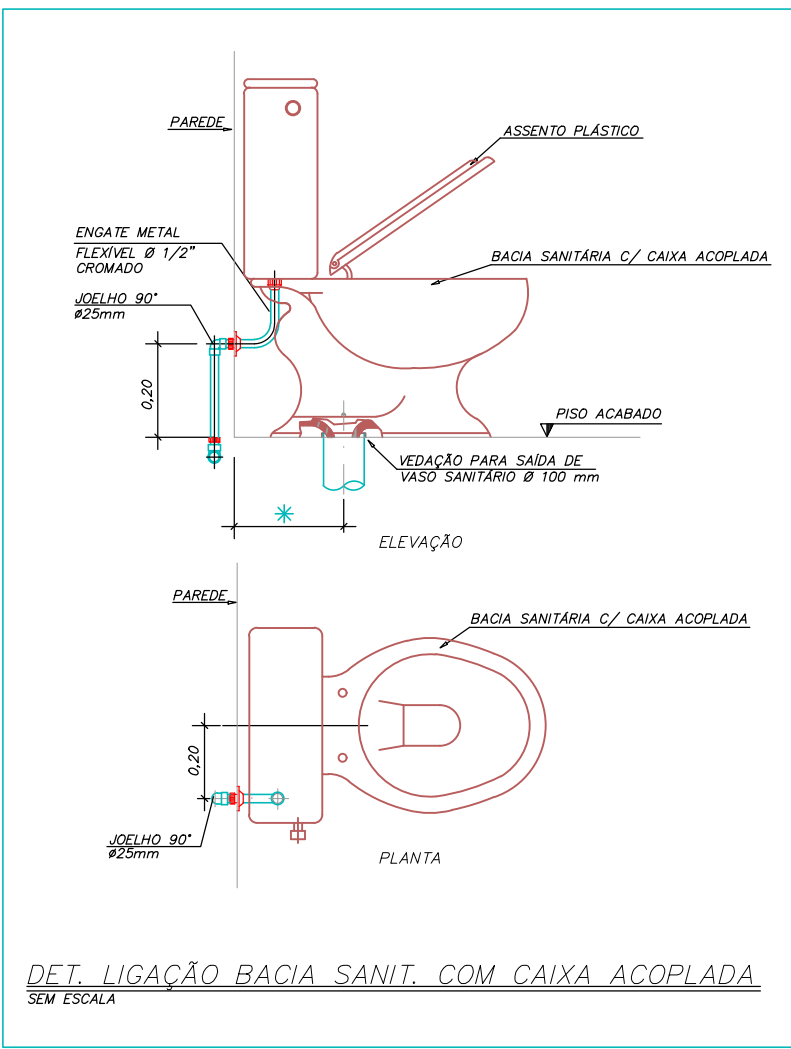

DET. LIGAÇÃO BACIA SANIT. COM CAIXA ACOPLADA
SEM ESCALA

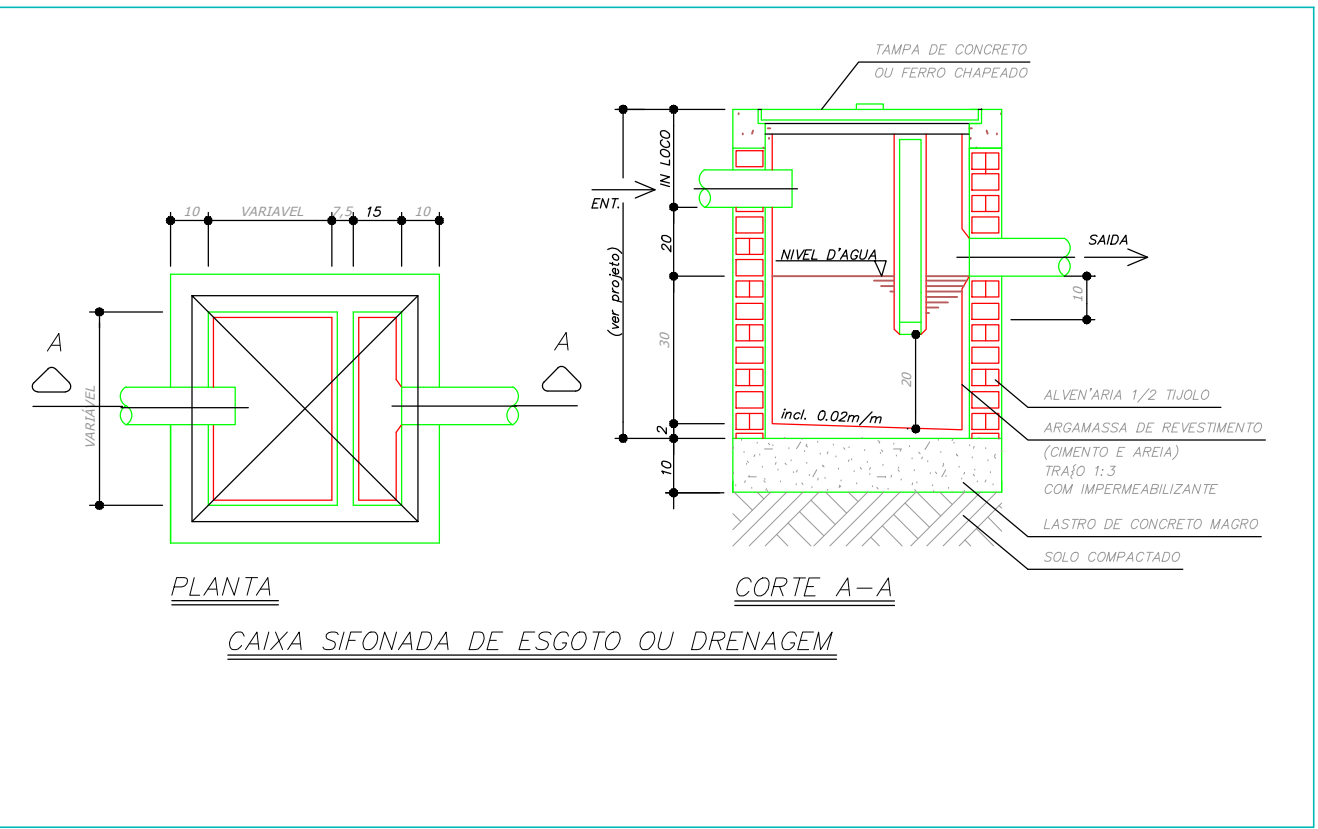

CAIXA SIFONADA DE ESGOTO OU DRENAGEM

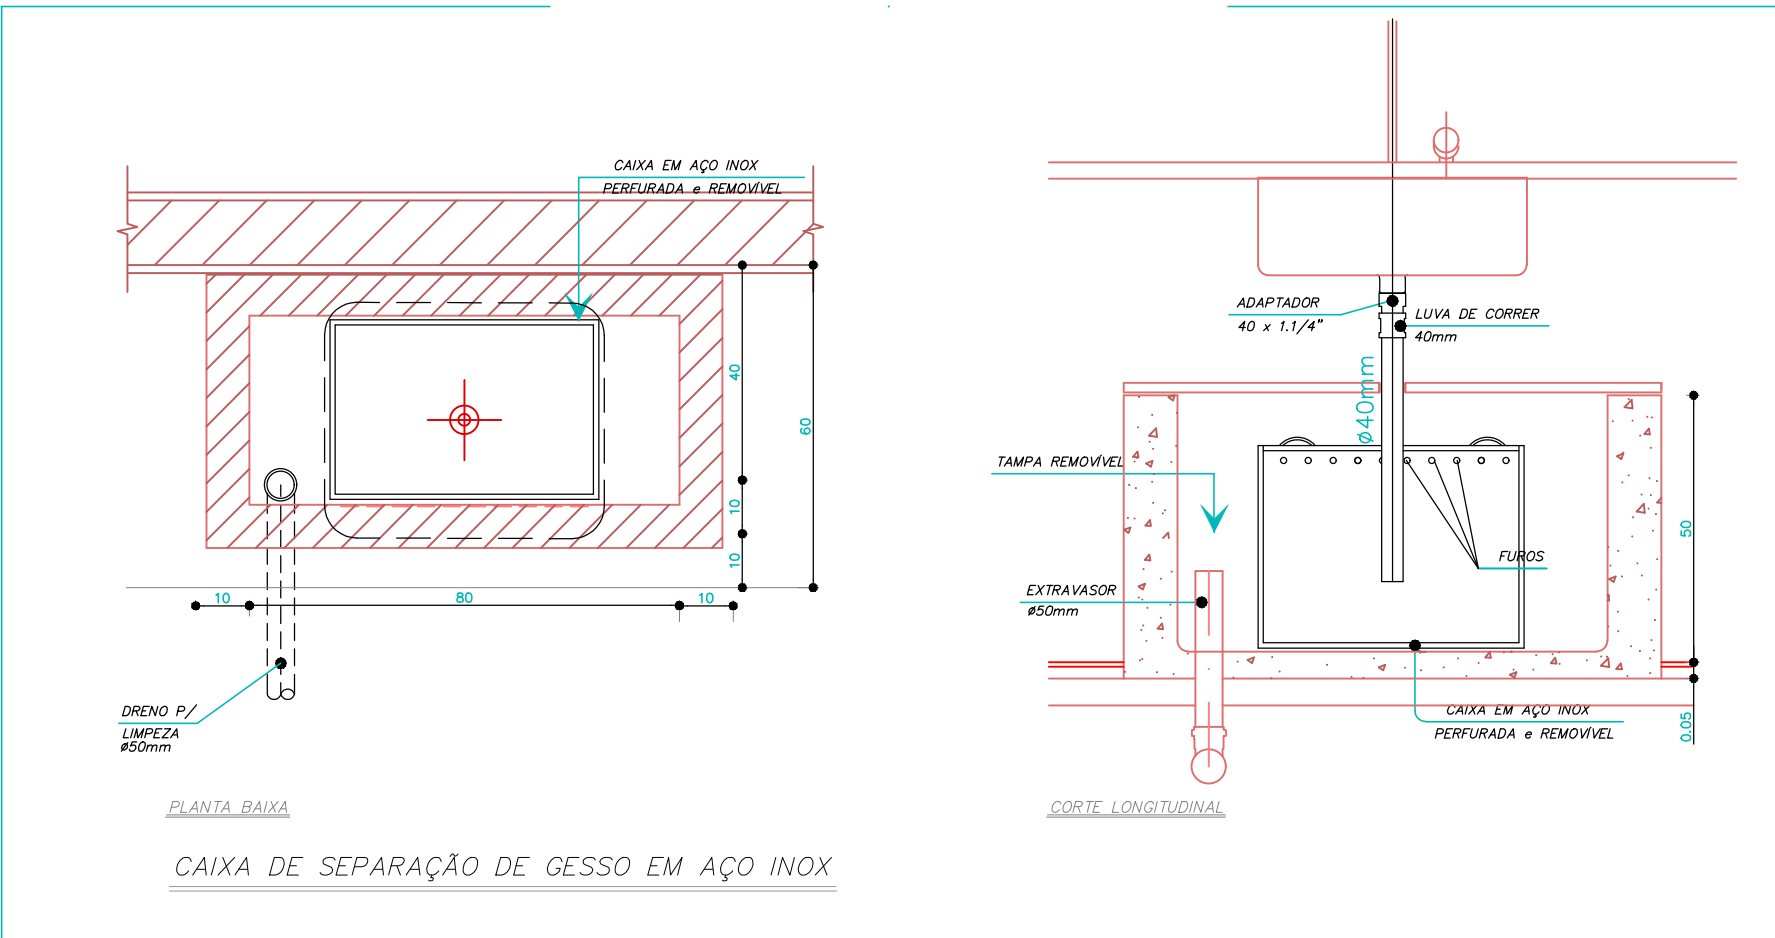

PLANTA BAIXA

CAIXA DE SEPARAÇÃO DE GESSO EM AÇO INOX

PROJETO HIDROSSANITÁRIO					
PROJETO		CONTRATADO:		CLIENTE:	
HIDROSSANITÁRIO		Talis Henrique Pereira Fonseca		SECRETARIA DE ATENÇÃO PRIMÁRIA À SAÚDE	
Endereço:		Bairro Vila Nova, Fátima - MG		OBRA: CONSTRUÇÃO DE IMÓVEL COMERCIAL	
Telefone:		CEL: (35) 9.9879-0332		ENDEREÇO OBRA:	
Email:		eng.talishenrique@gmail.com		UBS PORTE 3	
Número Cliente:		79/2024			
PROJ		VERIF		APROV	
DATA: 15/10/2024		15/10/2024		CITY	
NOME				TÍTULO:	
VISTO				DETALHES SANITÁRIOS, NOTAS E LEGENDAS	
HIDR		ESCALA:		MOD: 00	
		INDICADAS NO DESENHO		FOLHA: 07/07	