




PLANTA E  
ESC 1:50

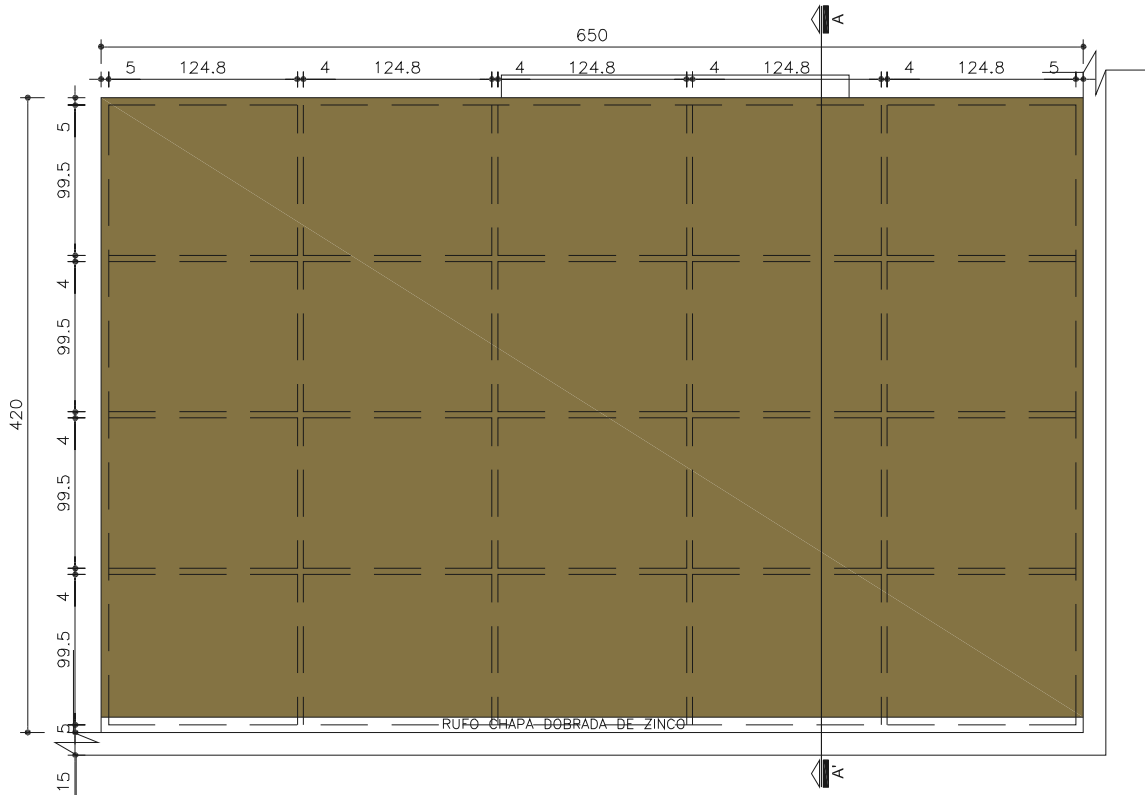


PLANTA COBERTURA | MARQUISE SALA DE ATIVIDADES  
ESC 1:50

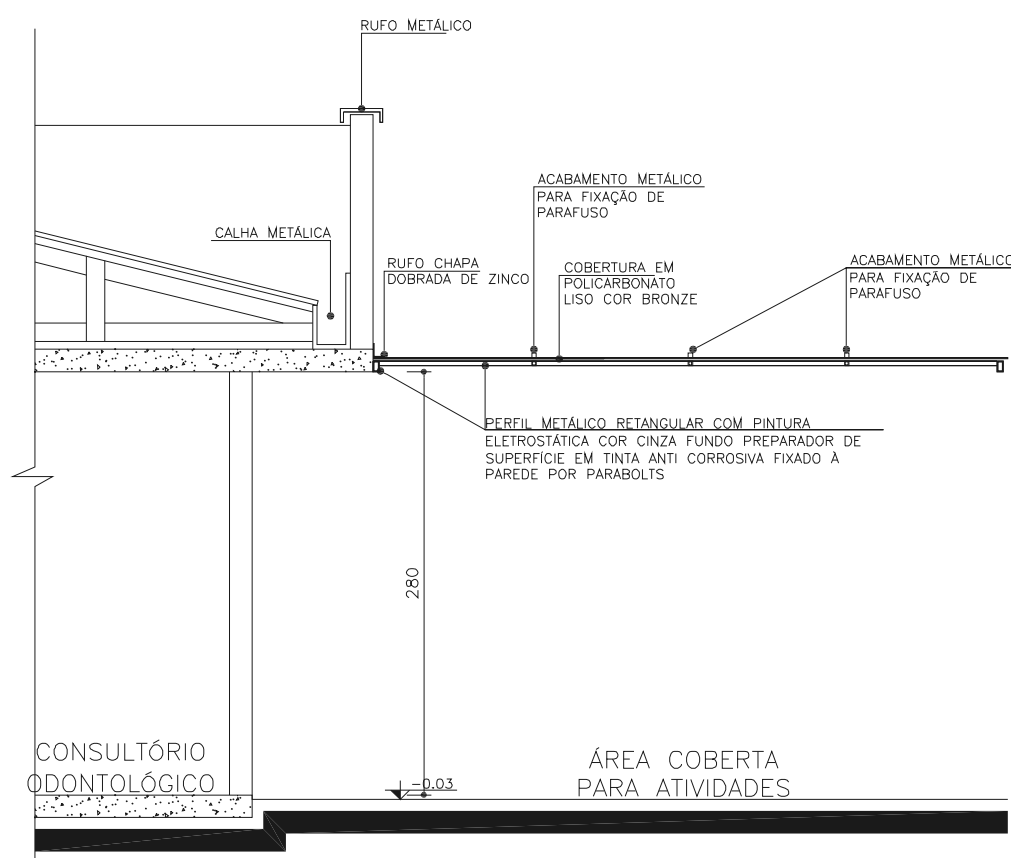


CORTE MARQUISE SALA DE ATIVIDADES  
ESC 1:50

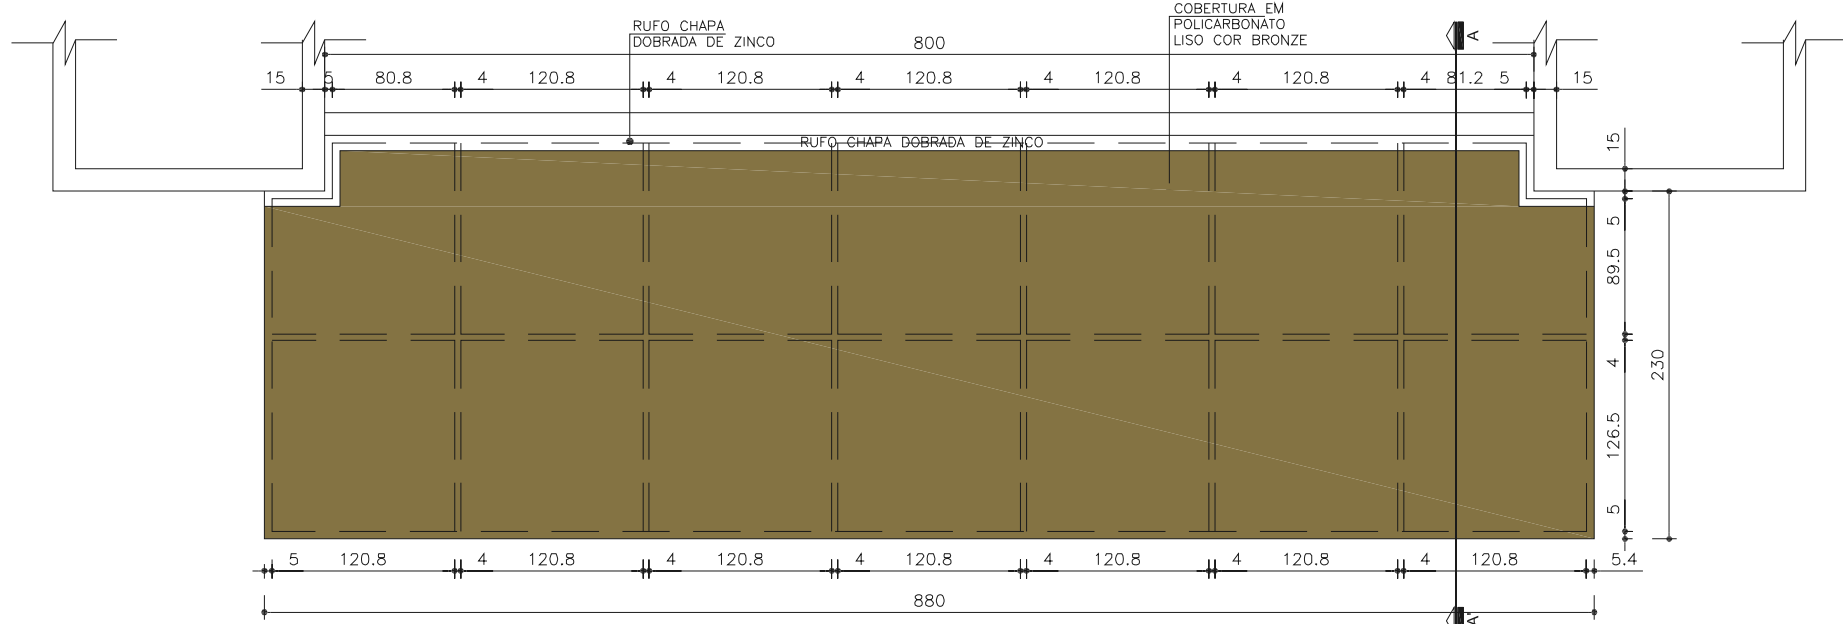

PLANTA COBERTURA | MARQUISE ENTRADA PRINCIPAL  
ESC 1:50

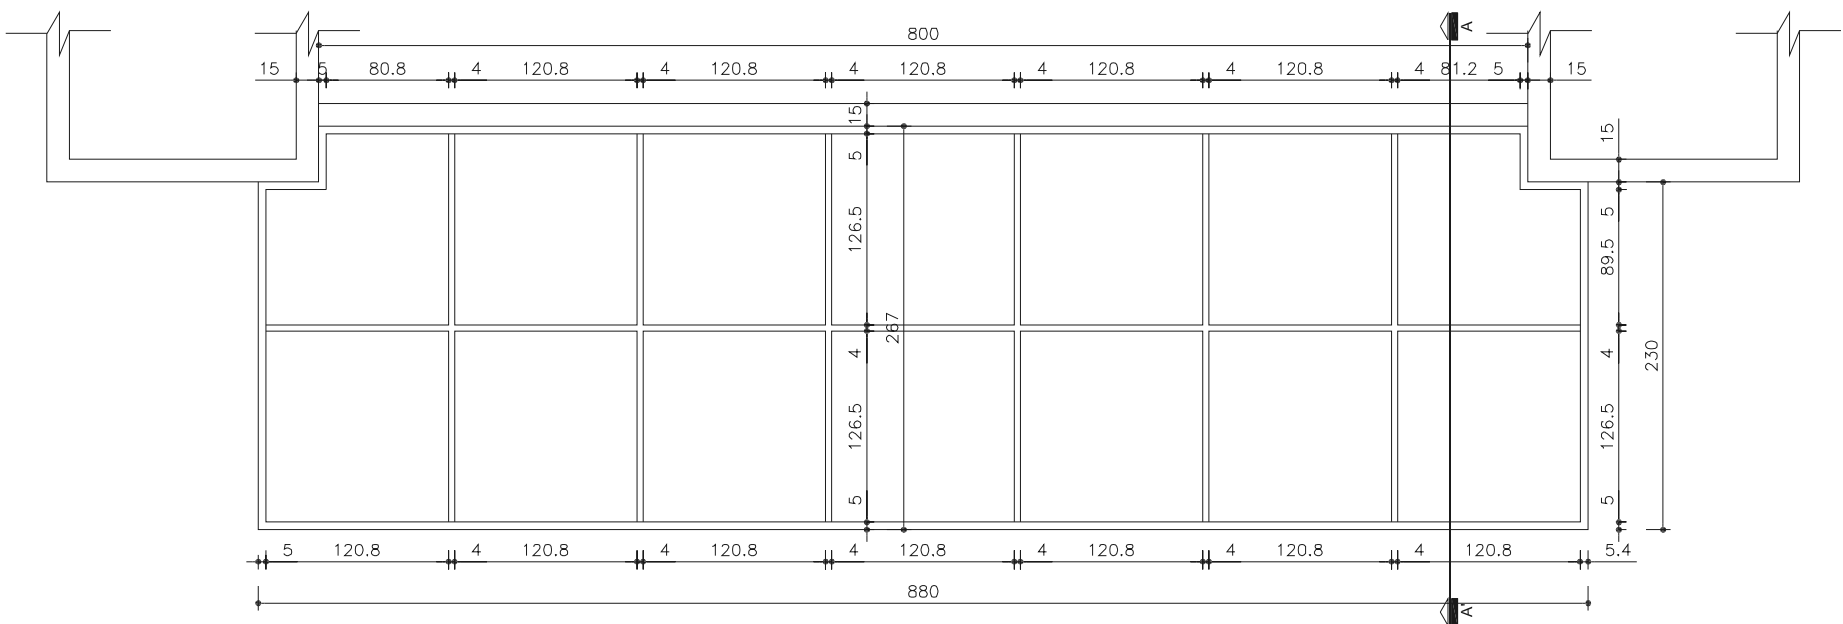

PLANTA E  
ESC 1:50

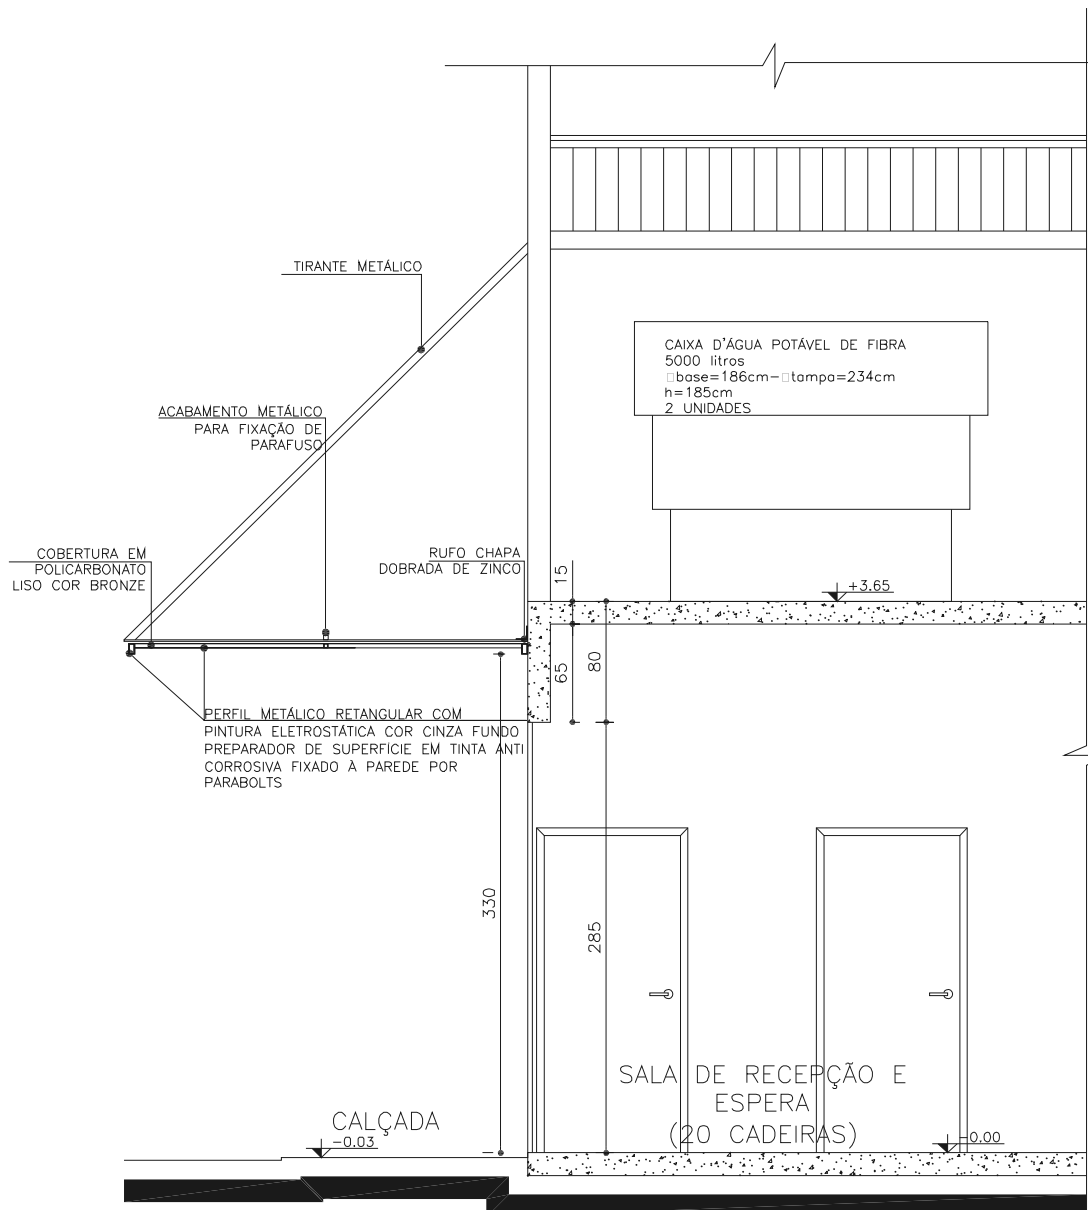

CORTE MARQUISE ENTRADA PRINCIPAL  
ESC 1:50



PREFEITURA DO MUNICÍPIO DE ITAPEVI  
SECRETARIA DE INFRAESTRUTURA E SERVIÇOS URBANOS

Obra: UNIDADE BÁSICA DE SAÚDE - RAINHA

Projeto: IMPLANTAÇÃO

End: AV. ANA ARAÚJO DE CASTRO  
RUA EZEQUIEL DIAS SIQUEIRA  
AV. VEREADOR FRANCISCO CHAVES

Assunto: PLANTA BAIXA E CORTE - MARQUISE

Ramon Medrano de Almada  
Secretário de Infraestrutura e  
Serviços Urbanos

Responsável Técnico  
Engº: Arthur Chiamonte Scheffer  
CREA: 5070490790

Responsável Técnico Engº: Arthur Chiamonte Scheffer CREA: 5070490790	TIPO PROJETO ARQUITETURA	PROCESSO PMI	Folha: 14/14
ESCALA: 1/50	DATA FEVEREIRO/2020	REVISÃO 00	