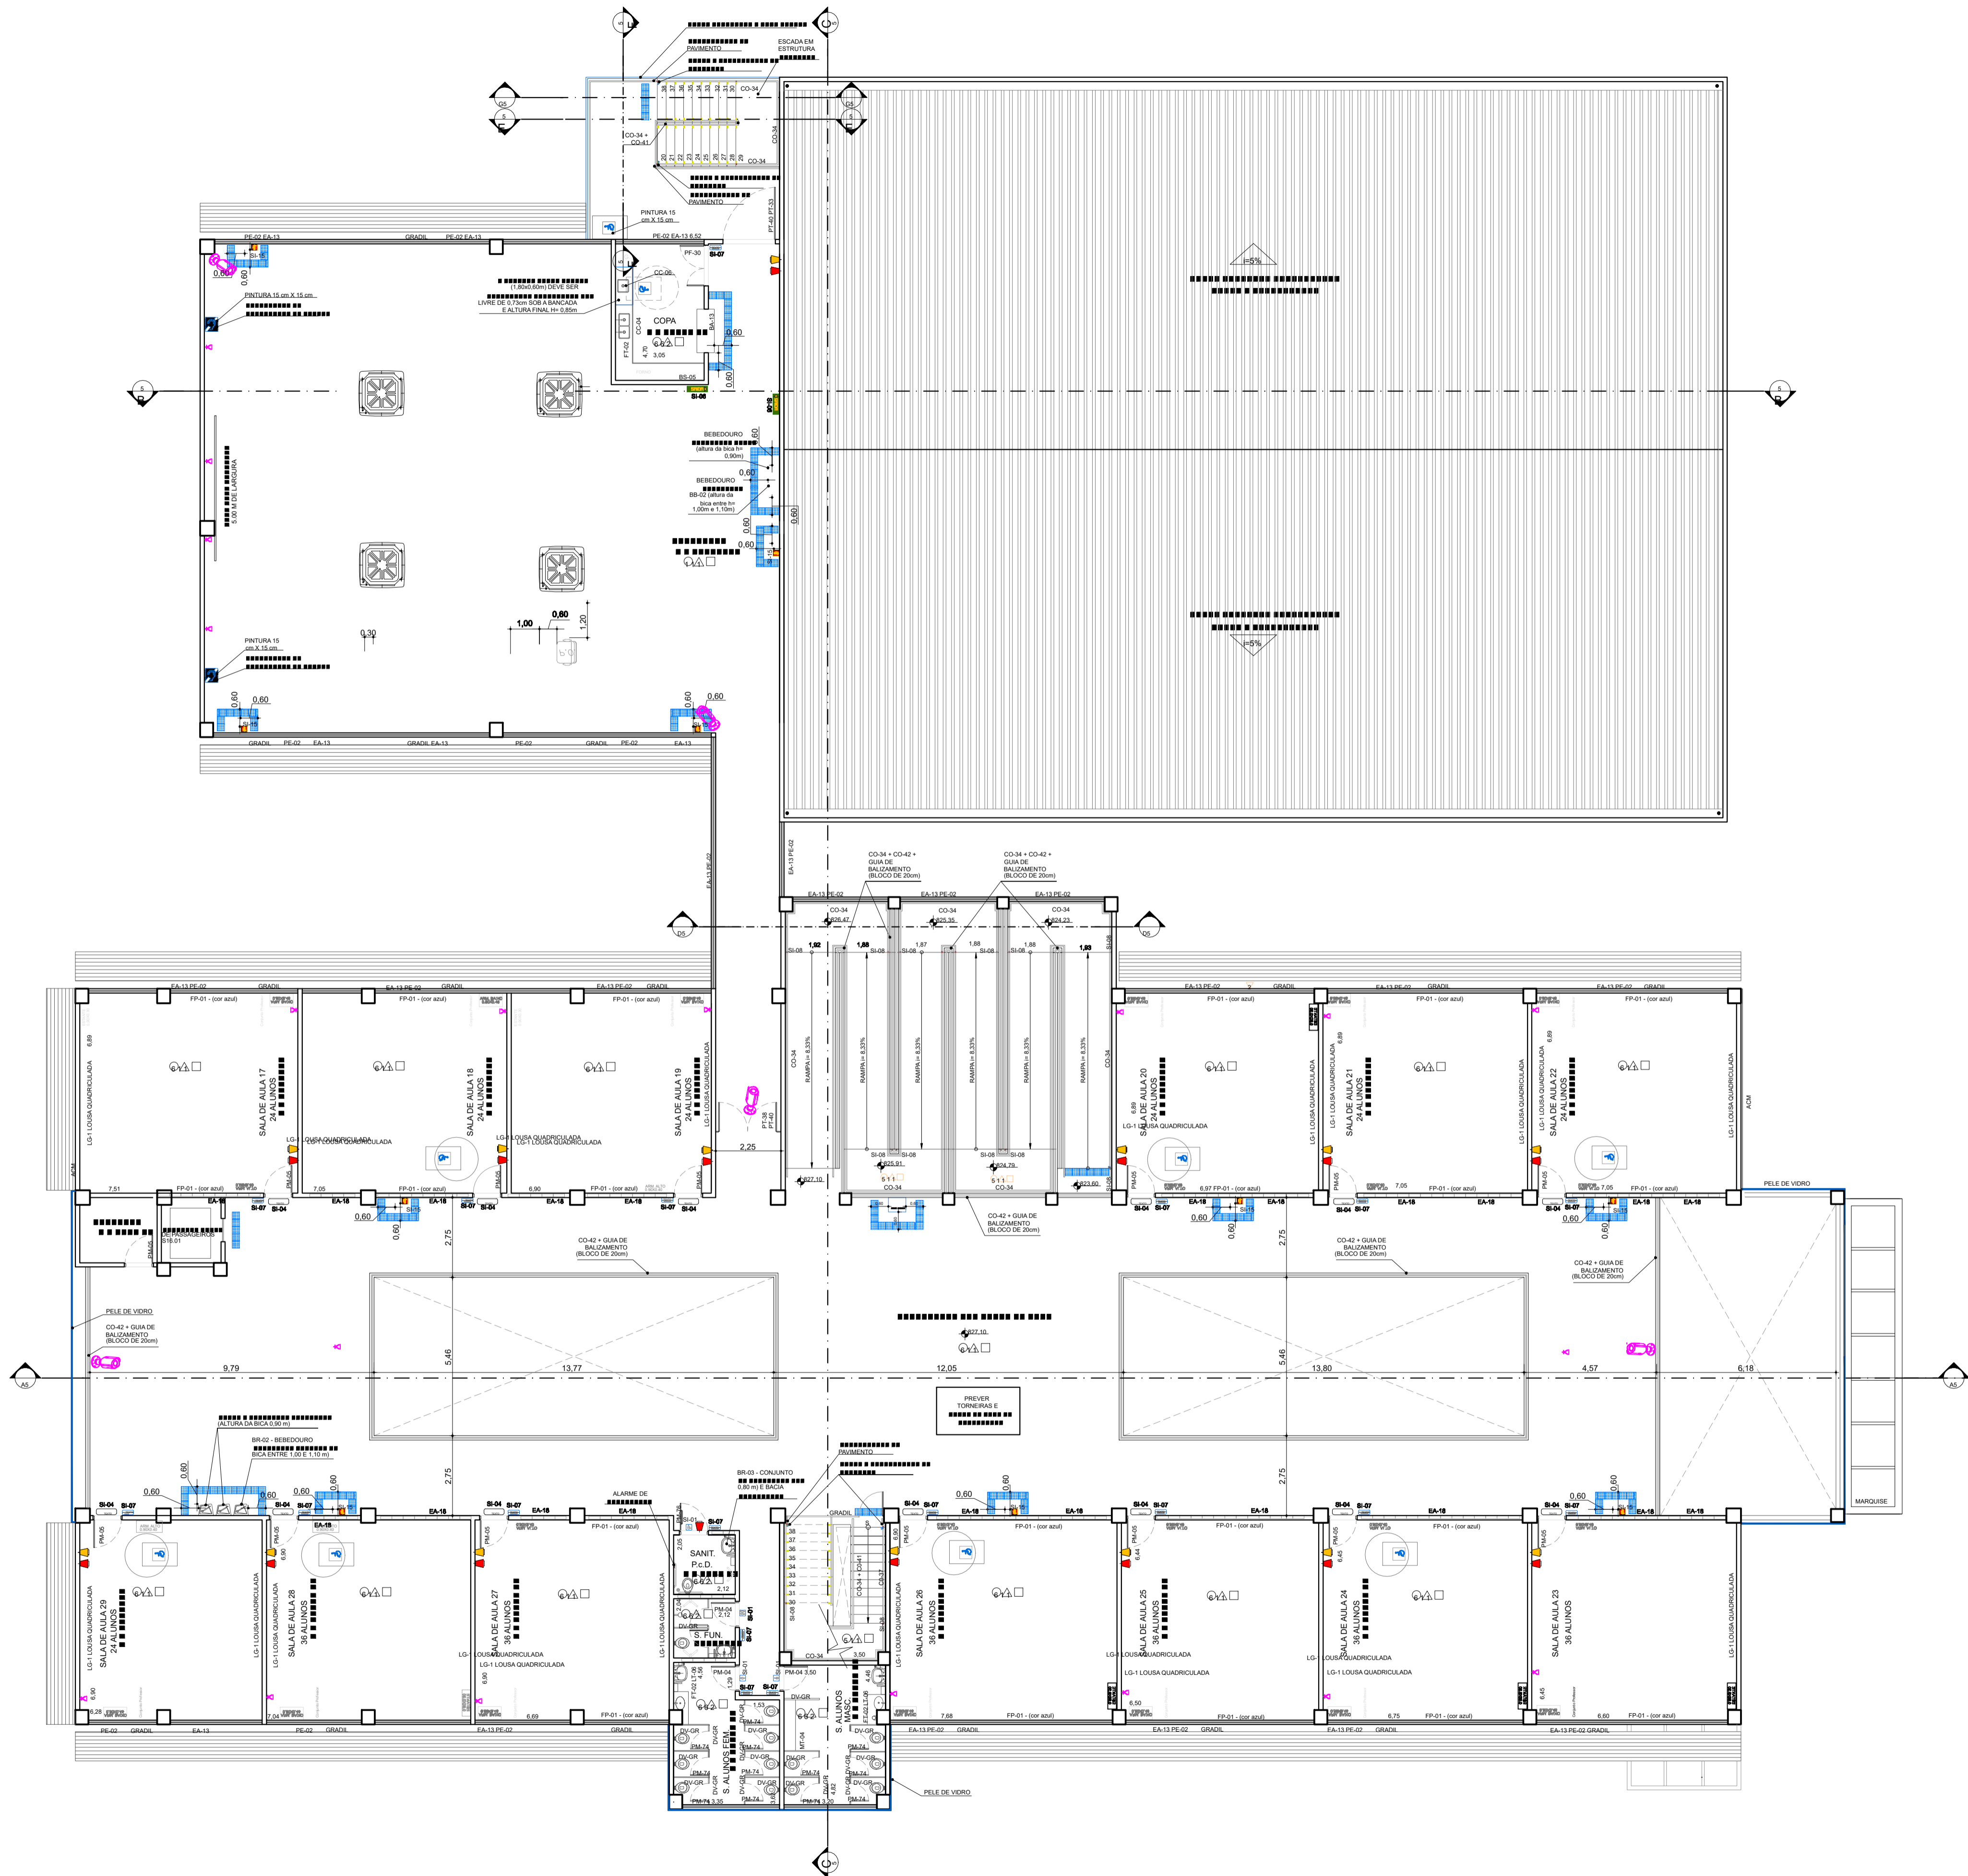


D


 


C

B

A



LEGENDA:

-  Ponto de rede - 77 Pontos
-  Camera - 31 Pontos
-  Rack metalico
-  Ar - Condicionado - 04 Máquinas

PREFEITURA DO MUNICÍPIO DE ITAPEVI

SECRETARIA DE INFRAESTRUTURA
E SERVIÇOS URBANOS



TÍTULO: IMPLANTAÇÃO DE REDE LÓGICA ESTRUTURADA /
TELEFONIA VOIP, CFTV, SISTEMA DE SOM E AR
CONDICIONADO PARA SECRETARIA MUNICIPAL DE
EDUCAÇÃO E ESCOLAS DE TEMPO INTEGRAL

PROJETO: PLANTA BAIXA

OBRA: IMPLANTAÇÃO DE REDE LÓGICA ESTRUTURADA /
TELEFONIA VOIP, CFTV E AR CONDICIONADO NA
ETI AMADOR BUENO

Marcos de Oliveira Anjos
Secretário de Infraestrutura
e Serviços Urbanos

Responsável Técnico
Diego Gomes de Souza
CREA nº 50701187955

Prefeitura Municipal de Itapevi
CNPJ nº: 46.523.031/0001-28

ASSUNTO: IMPLANTAÇÃO DE REDE LÓGICA, CFTV E AR CONDICIONADO		
PRIMEIRO:	ESCALA: 1:1250	TIPO DE PROJETO:
ZONEAMENTO:	DATA: 07/2023	ETAPA:
DESENHISTA:	IMPRESSO EM:	REVISÃO:

04/10