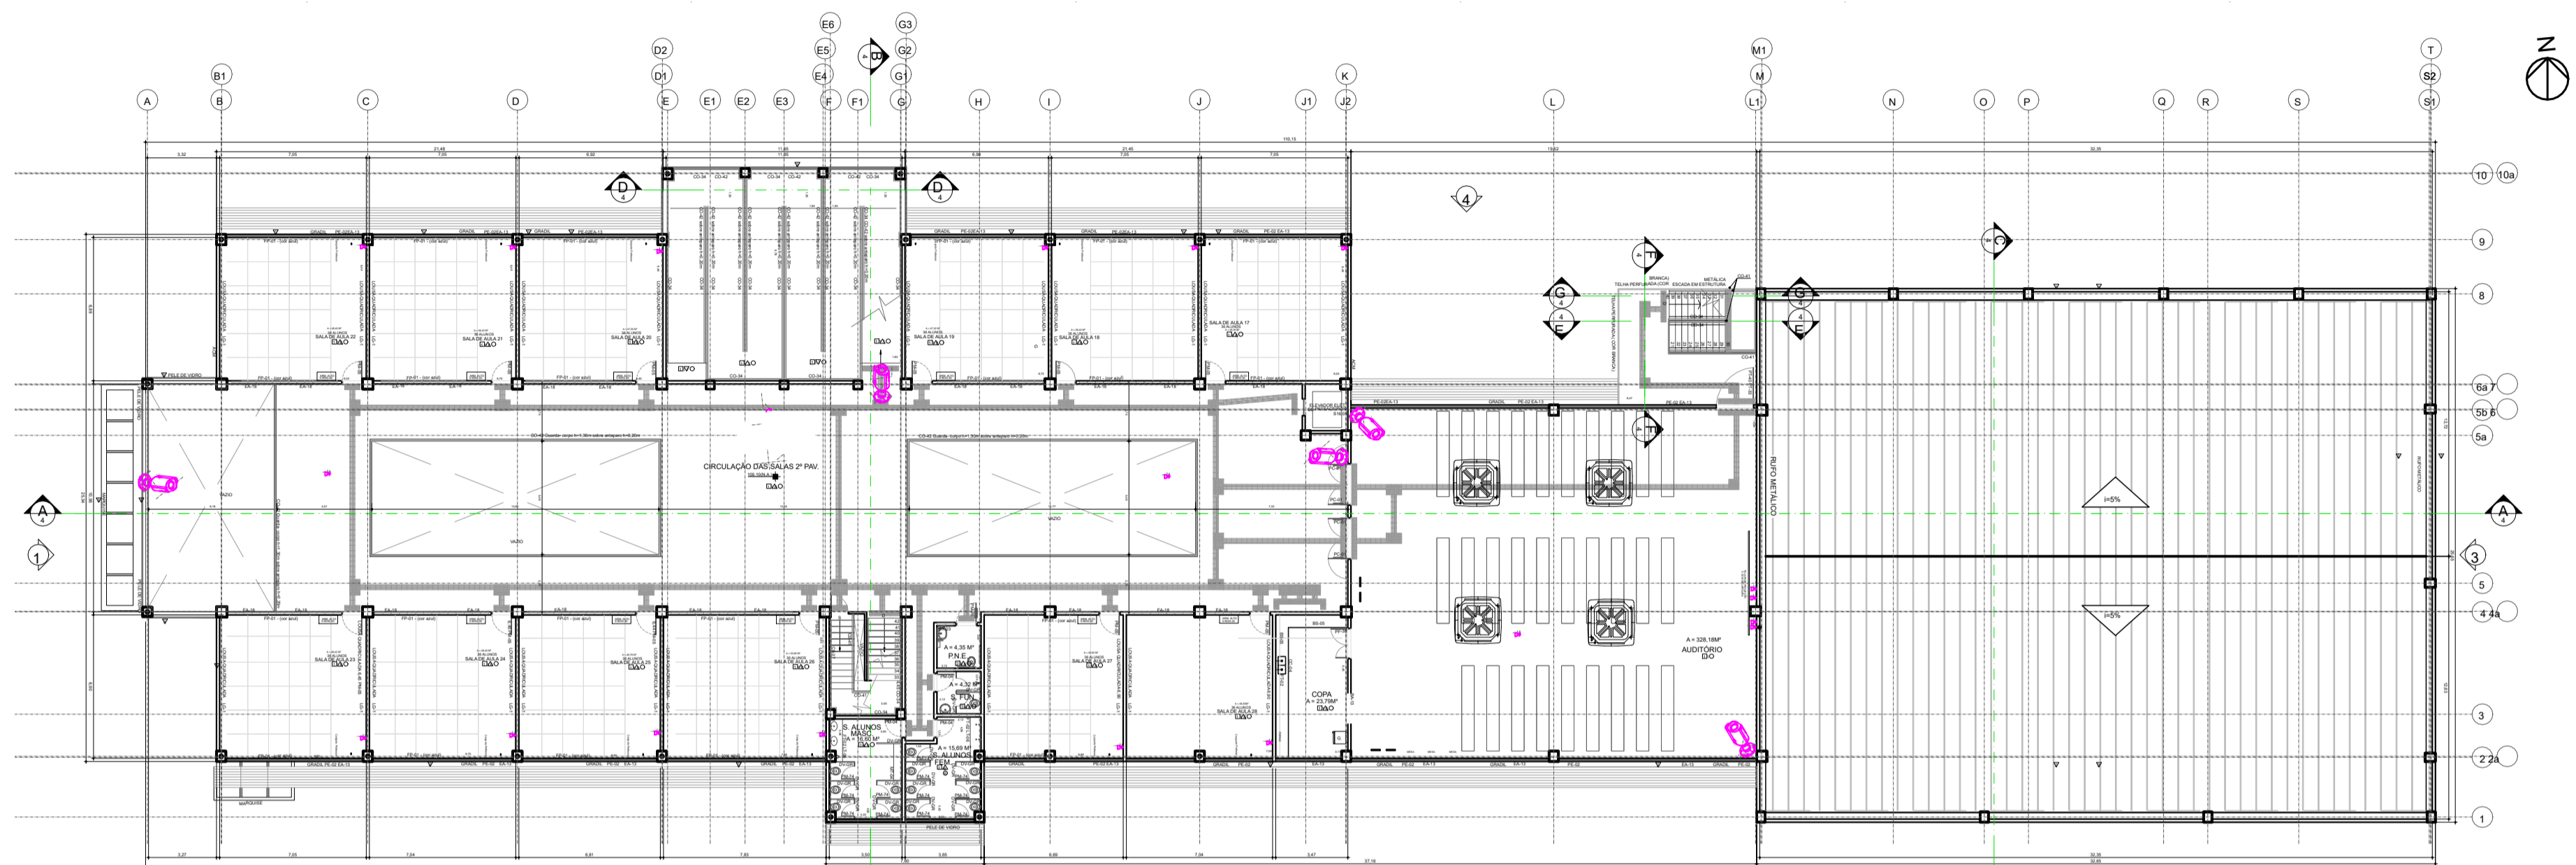


D


C

B

A

 

 


PLANTA 2º PAVIMENTO  
ESC.: 1:100

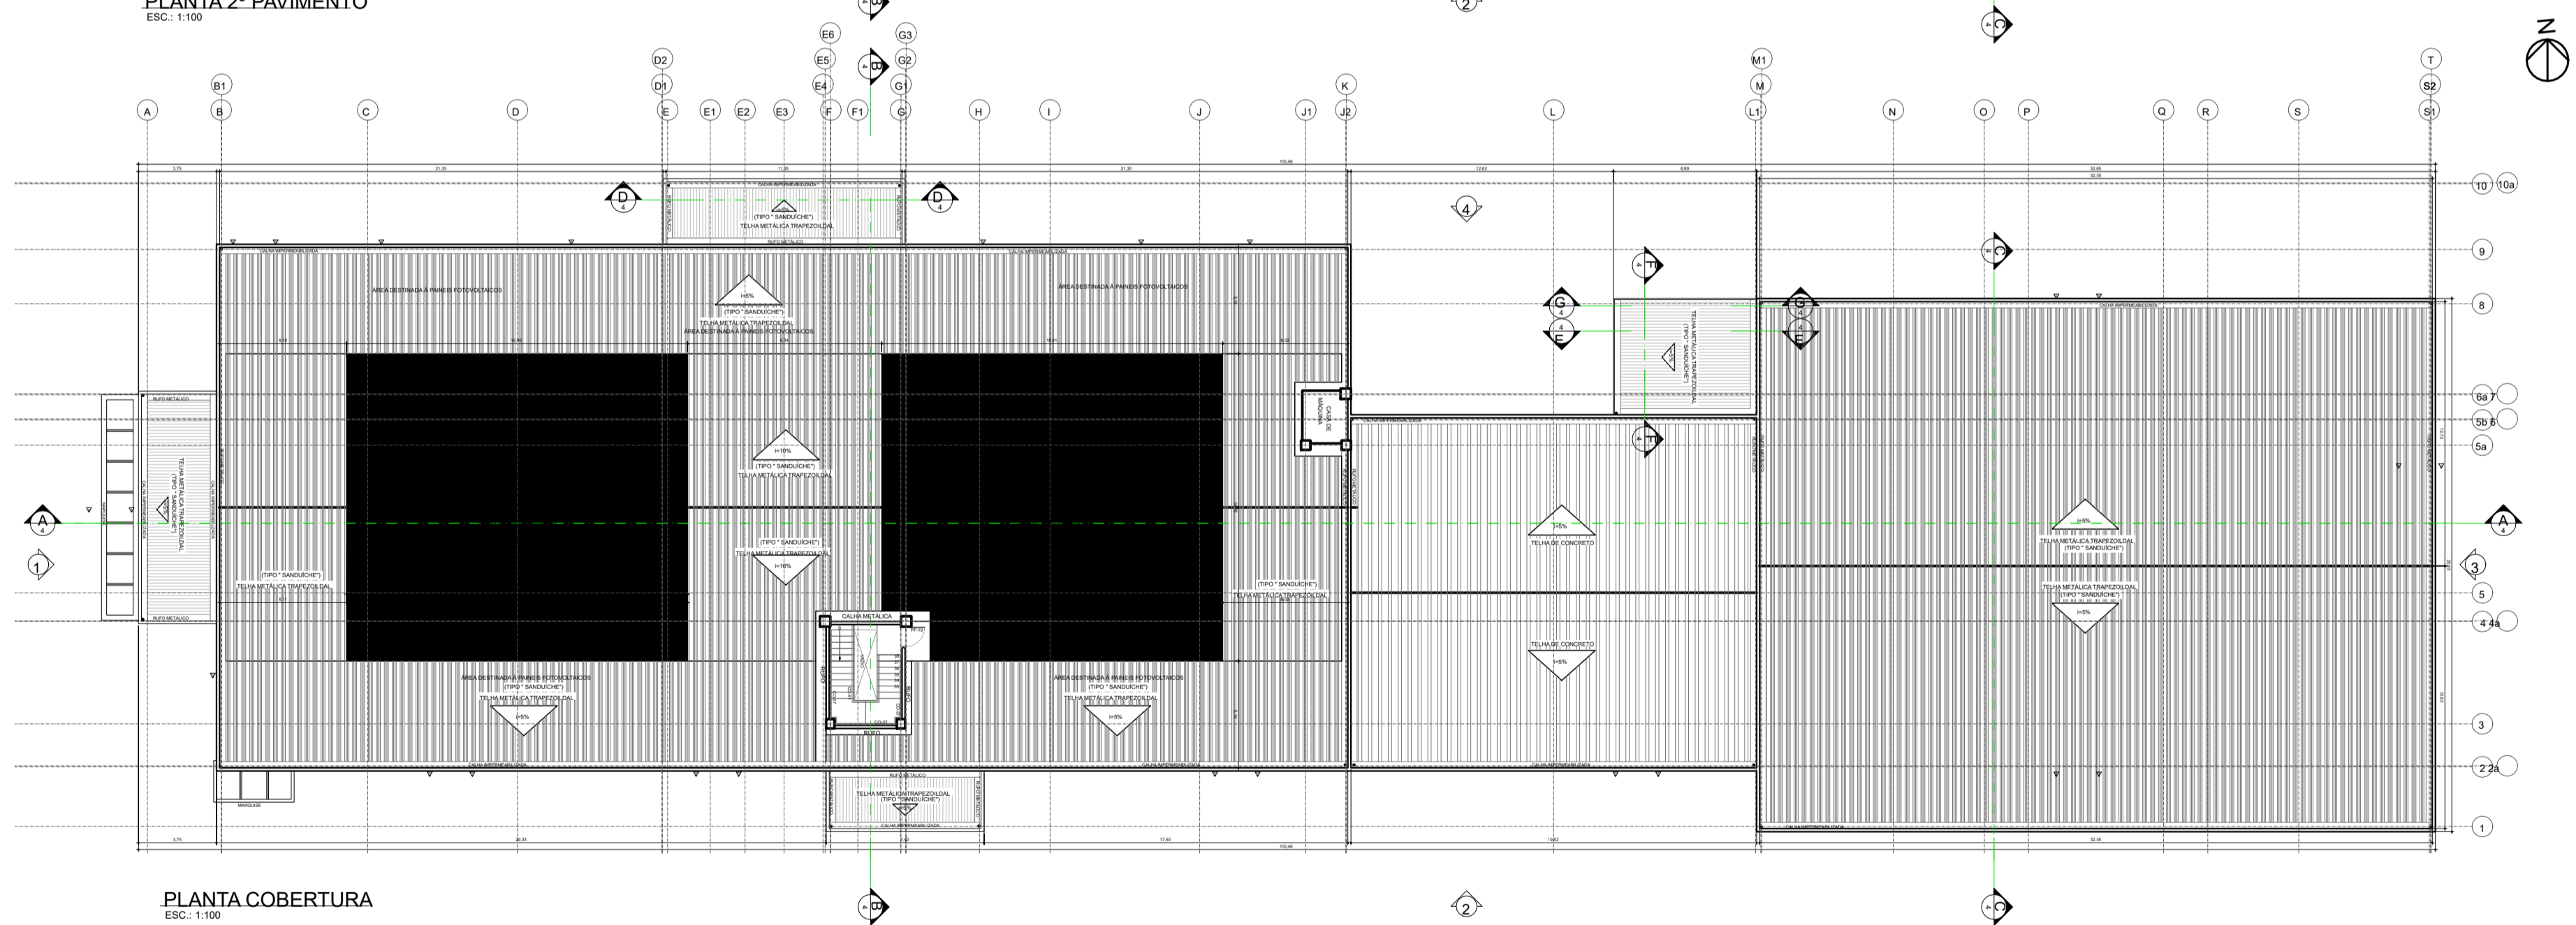

PLANTA COBERTURA  
ESC.: 1:100

LEGENDA:

-  Ponto de rede
-  Camera
-  Ar Condicionado

PREFEITURA DO MUNICÍPIO DE ITAPEVI  
SECRETARIA DE INFRAESTRUTURA  
E SERVIÇOS URBANOS



TÍTULO: IMPLANTAÇÃO DE REDE LÓGICA ESTRUTURADA /  
TELEFONIA VOIP, CFTV, SISTEMA DE SOM E AR  
CONDICIONADO PARA SECRETARIA MUNICIPAL DE  
EDUCAÇÃO E ESCOLAS DE TEMPO INTEGRAL

PROJETO: PLANTA BAIXA

OBRA: IMPLANTAÇÃO DE REDE LÓGICA ESTRUTURADA /  
TELEFONIA VOIP, CFTV E AR CONDICIONADO NA  
ETI COHAB

Marcos de Oliveira Anjos  
Secretário de Infraestrutura  
e Serviços Urbanos

Responsável Técnico  
Diego Gomes de Souza  
CREA nº 50701187955

Prefeitura Municipal de Itapevi  
CNPJ nº: 46.523.031/0001-28

ASSUNTO: IMPLANTAÇÃO DE REDE LÓGICA, CFTV E AR CONDICIONADO		
PAVIMENTO:	ESCALA: 1:100	TIPO DE PROJETO:
ZONEAMENTO:	DATA: 07/2023	ETAPA:
DESENHISTA:	IMPRESSO EM:	REVISÃO:

05/10