




PLANTA BAIXA SANITÁRIO MASCULINO E FEMININO  
Escala | 1/50

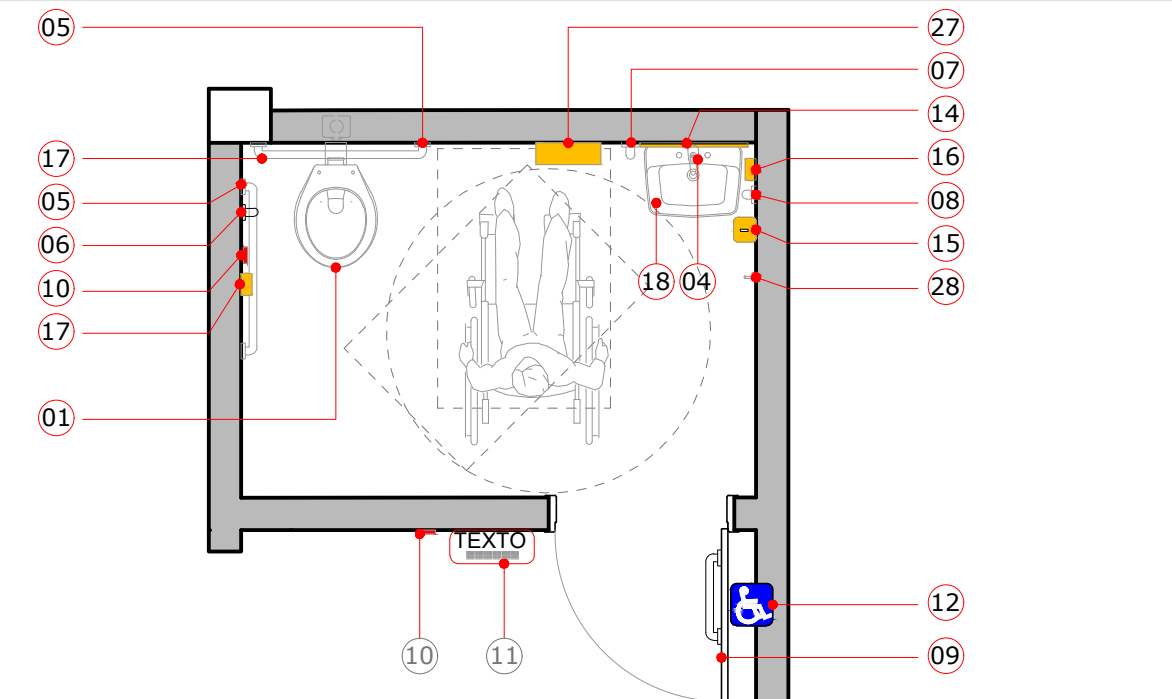


PLANTA BAIXA SANITÁRIO P.C.D  
Escala | 1/50

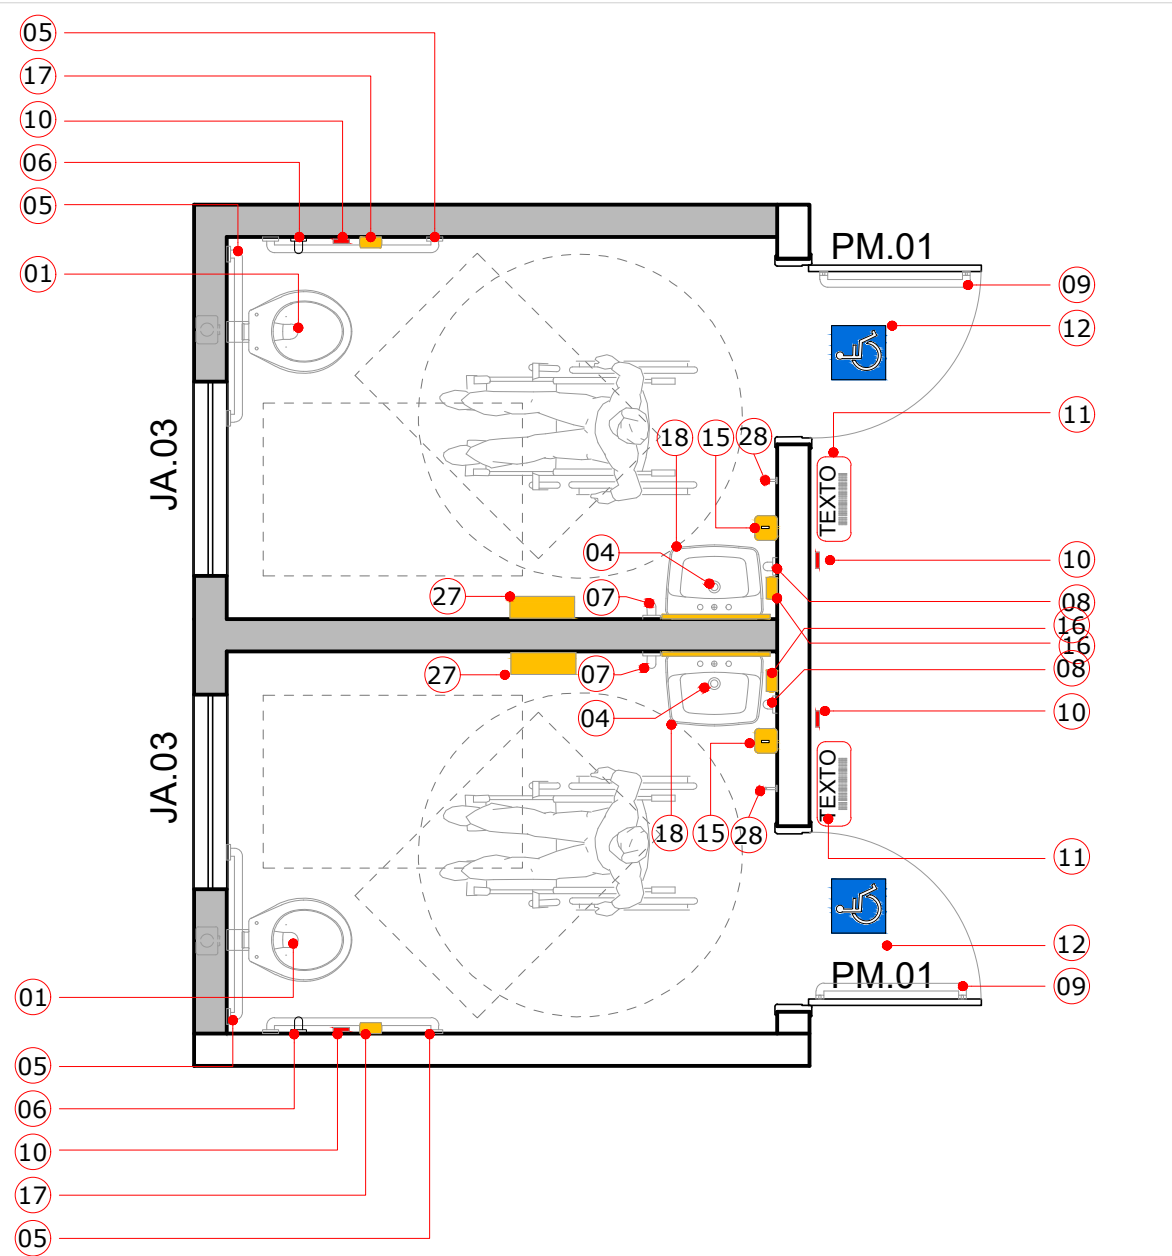


PLANTA BAIXA SANITÁRIO P.C.D MASC. E FEMIN.  
Escala | 1/50

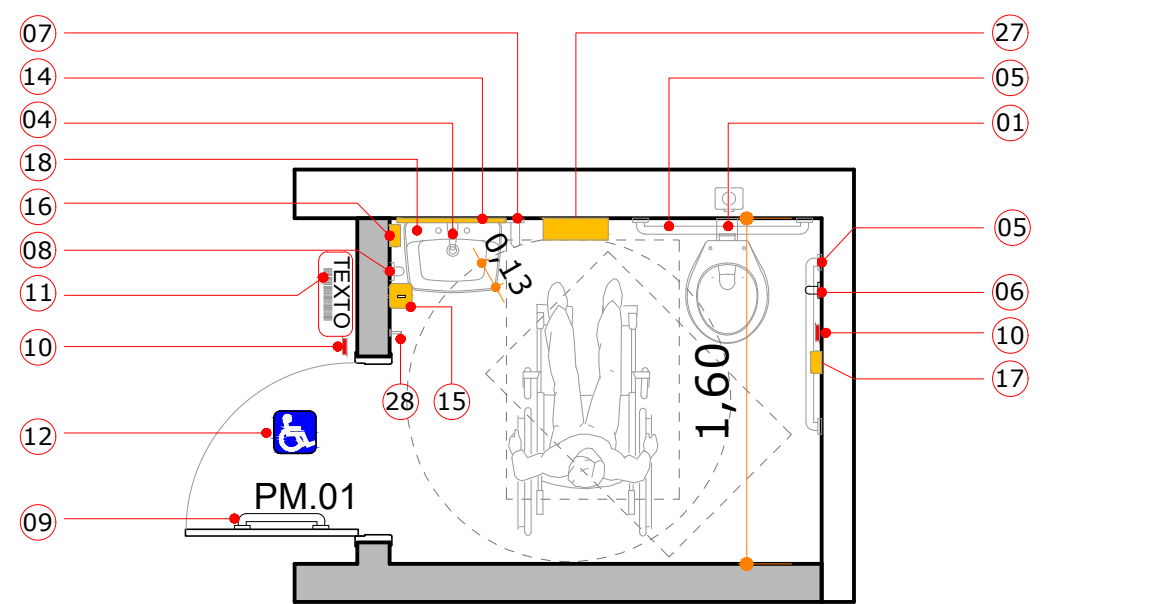


PLANTA BAIXA SANITÁRIO P.C.D DIRETORIA  
Escala | 1/50

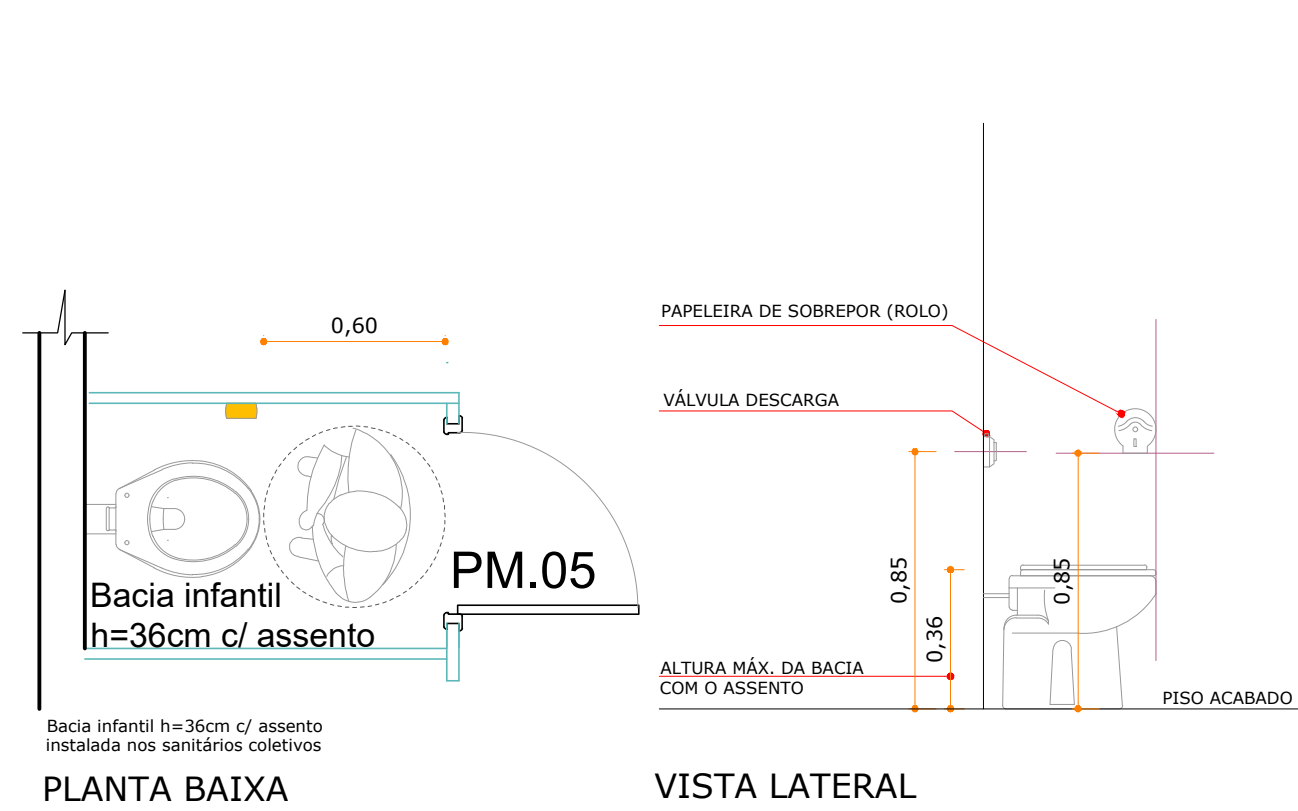


DETALHE BACIA INFANTIL  
Escala | 1/25

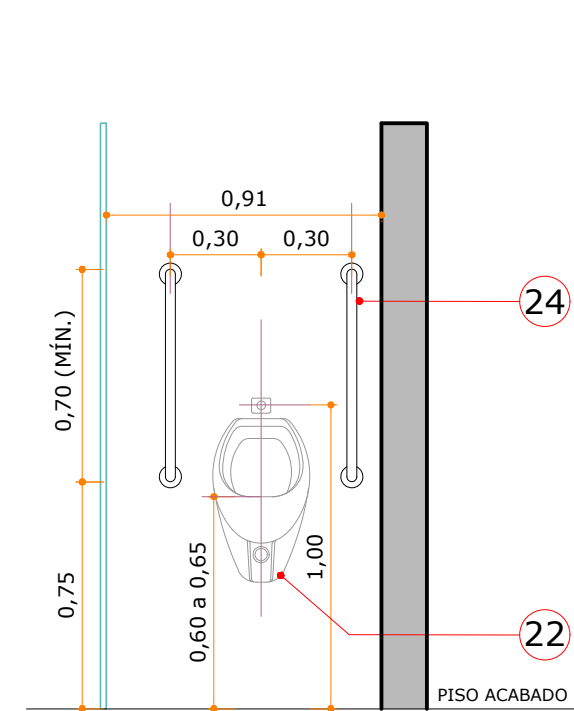


DET. MICTÓRIO  
Escala | 1/25

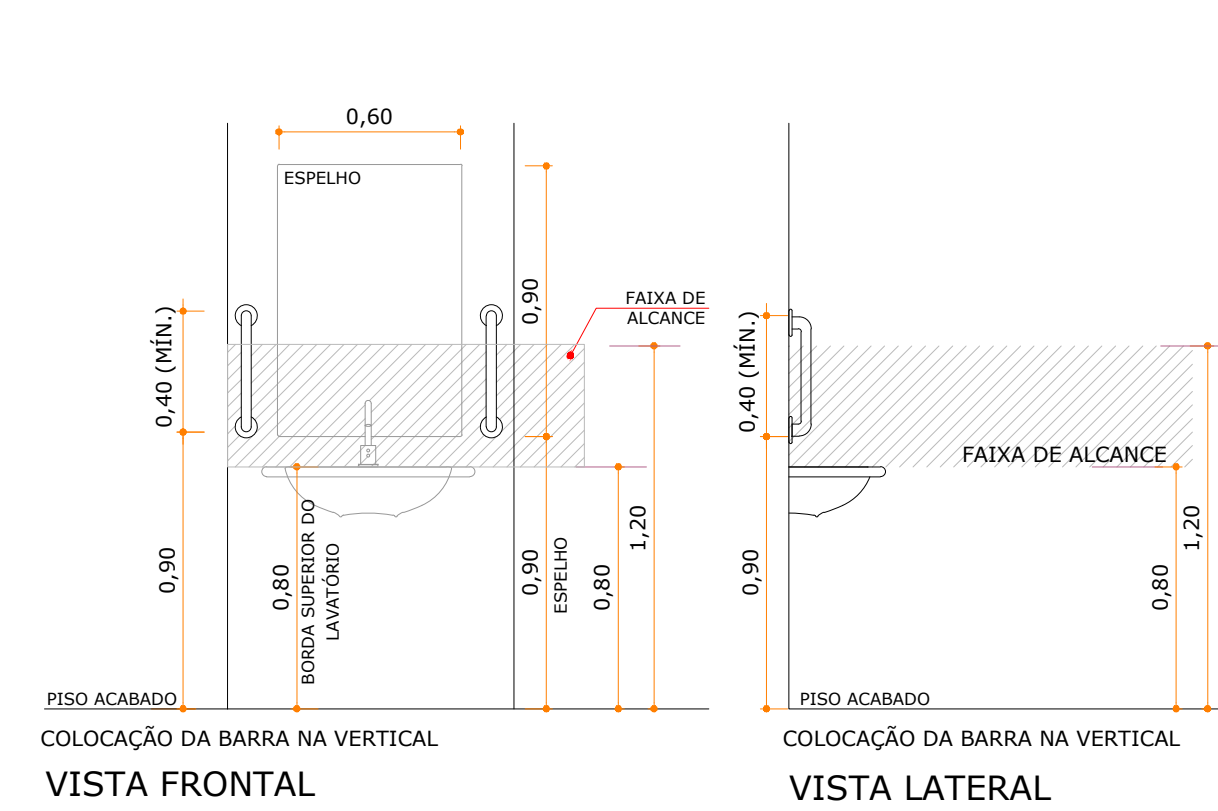


DET. LAVATÓRIO S/ COLUNA E ACESSÓRIOS  
Escala | 1/25

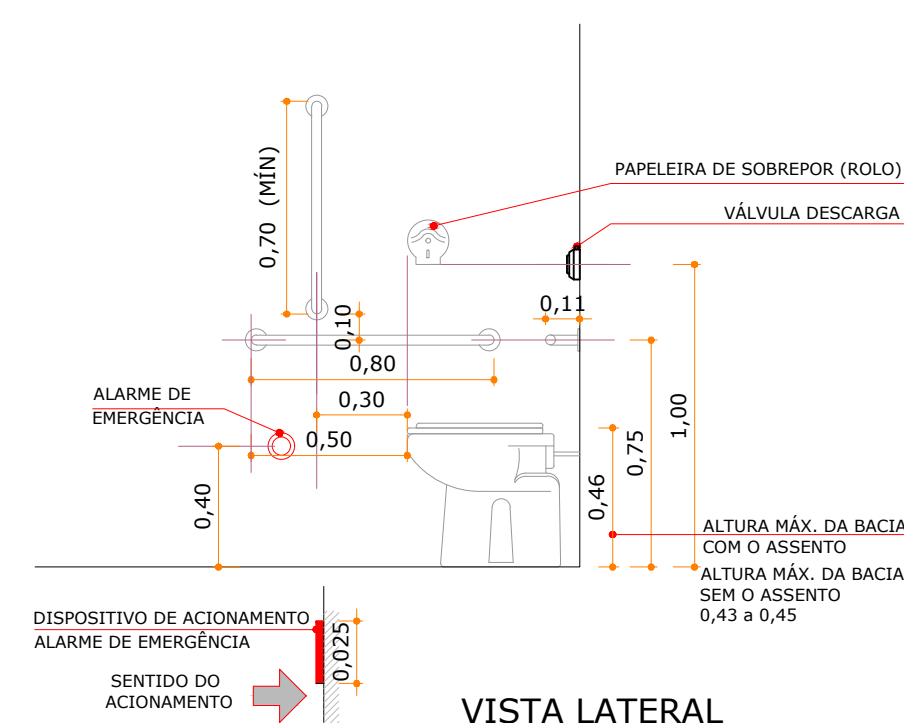


MÓDULO DE REFERÊNCIA

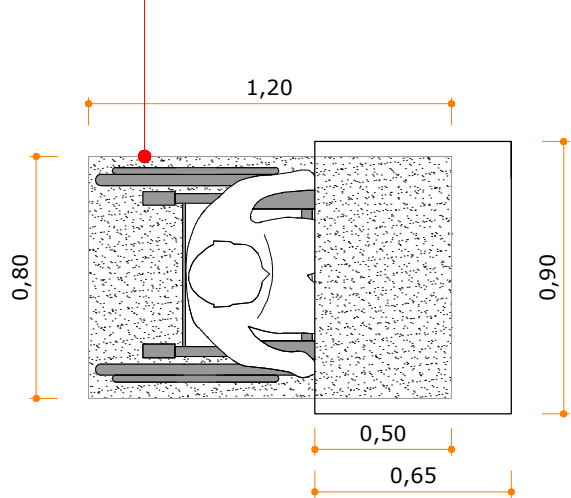


DET. M.R. MESA DE ESTUDO  
Escala | 1/25

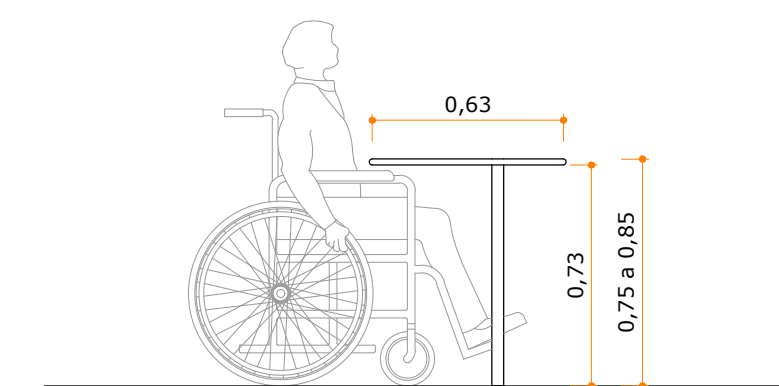


MÓDULO DE REFERÊNCIA

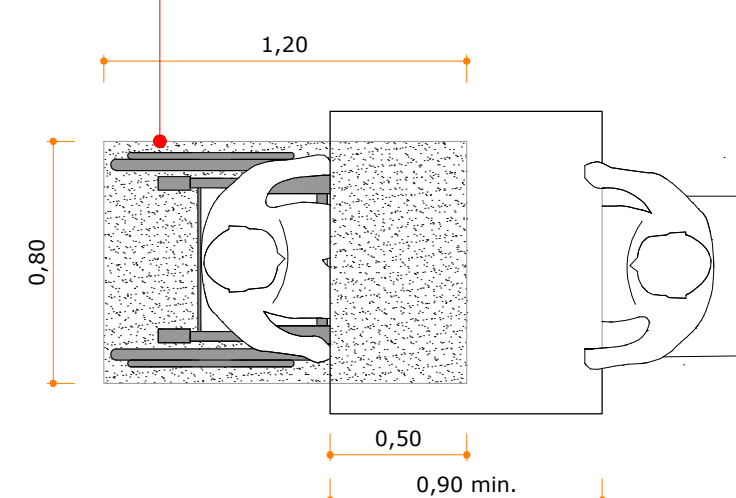


DET. M.R. MESA REFEITÓRIO  
Escala | 1/25

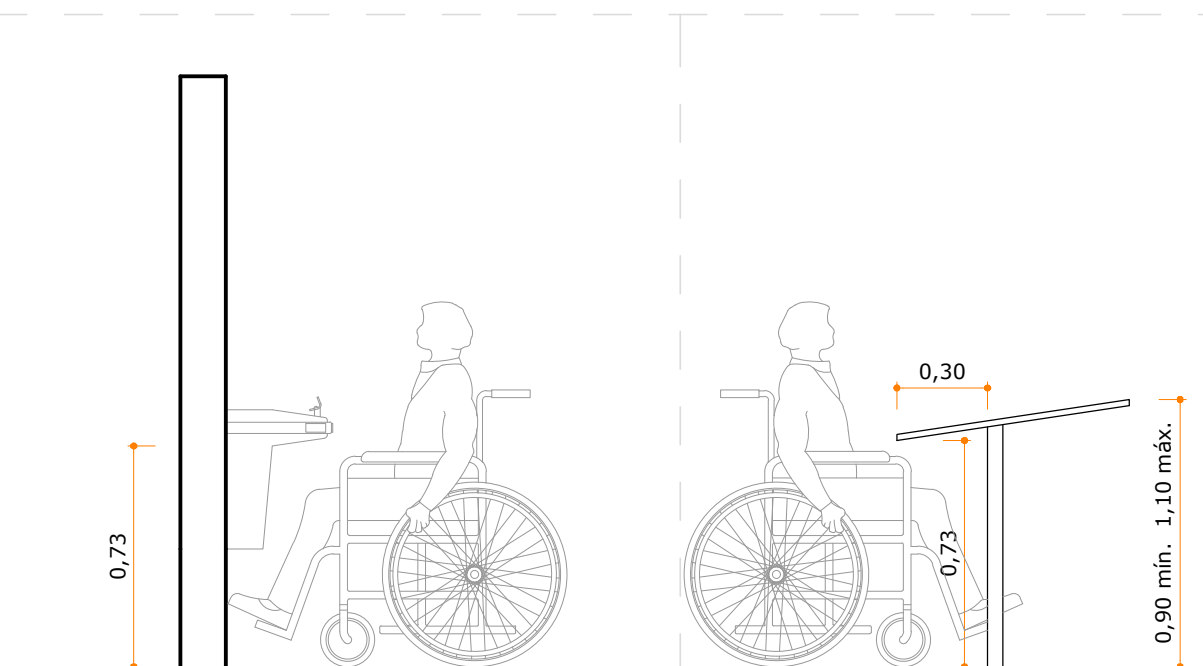


DET. BEBEDOURO  
Escala | 1/25

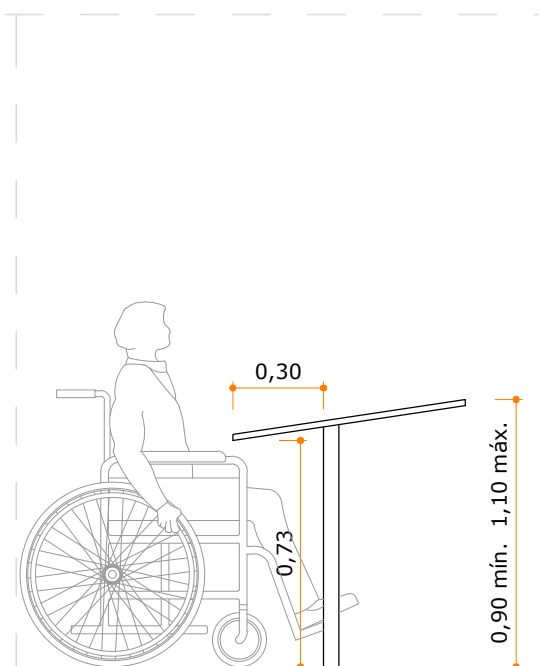


DET. MAPA TÁTIL  
Escala | 1/25

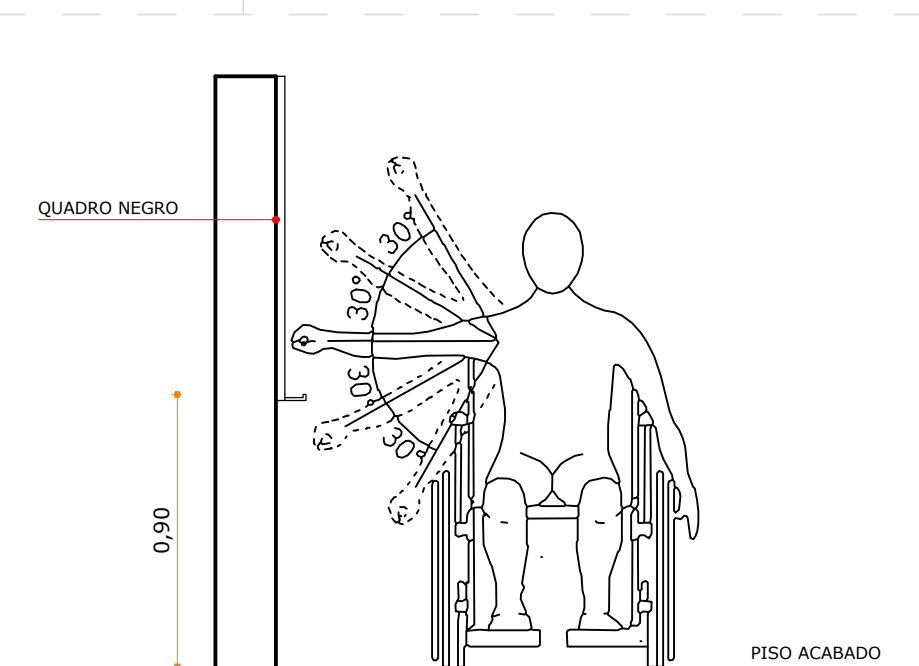


DET. LOUSA (QUADRO NEGRO)  
Escala | 1/25

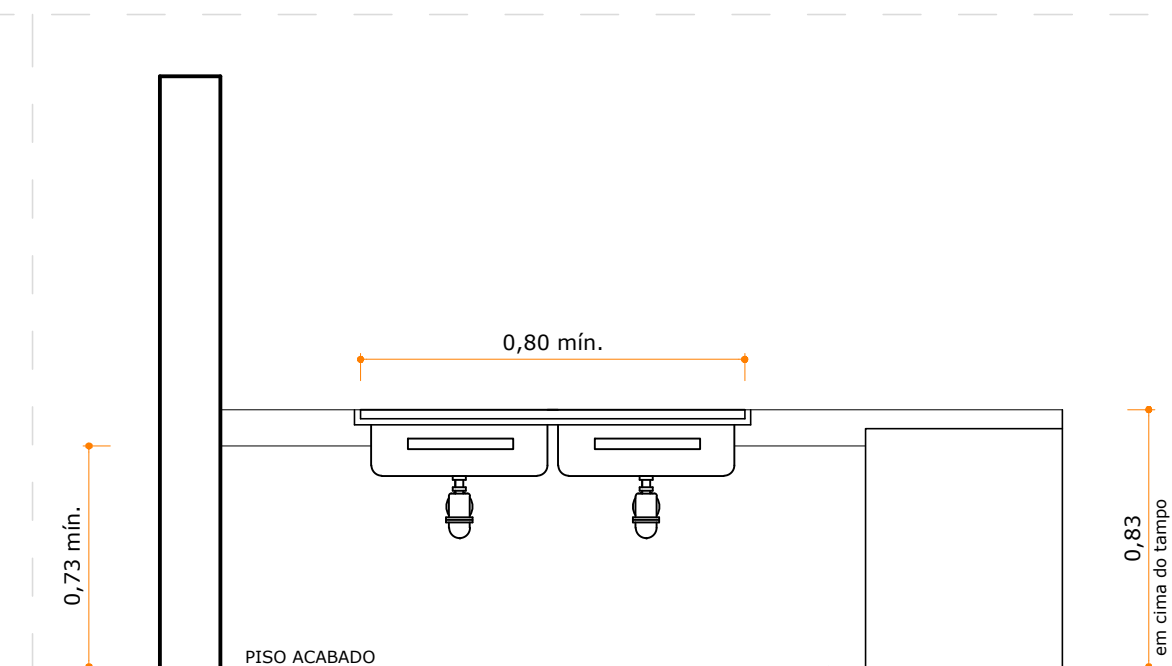

DET. BANCADA COZINHA  
Escala | 1/25

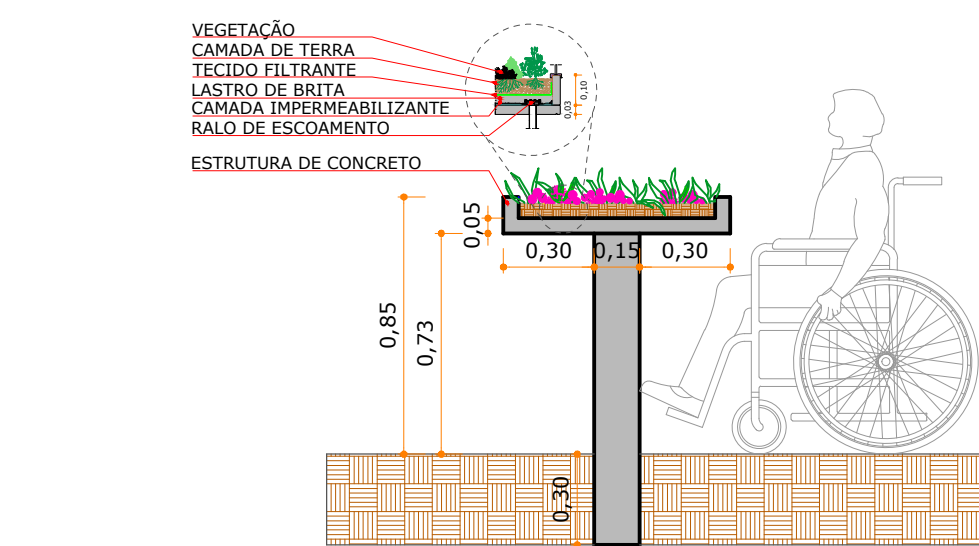


DET. CANTEIRO ACESSÍVEL  
Escala | 1/25

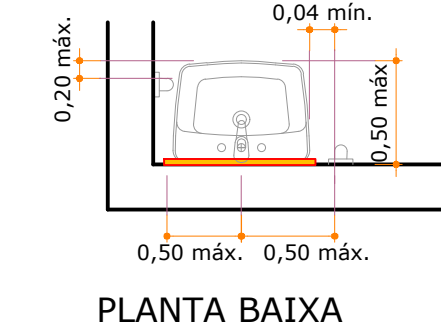

PLANTA BAIXA

LEGENDA	
	PAREDE EXISTENTE
	ITENS A DEMOLIR
	PAREDE A CONSTRUIR
	PAREDE DE GESSO
	DIVISÓRIA SANITÁRIO
	MAPA TÁTIL ALTURA LIVRE EMBaixo DE 0,73
	SIA SÍMBOLO INTERNACIONAL DE ACESSO
	ALARMES SONOROS E VISUAIS NA COR VERMELHA E AMARELA, INSTALADA A 2,10m DE PISO ACABADO NAS SALAS DE AULA
	PLACA INDICATIVA VISUAL E TÁTIL
	PISO TÁTIL DIRECIONAL
	PISO TÁTIL DE ALERTA
	SINALIZAÇÃO SONORA E VISUAL DE ENTRADA E SAÍDA DE VEÍCULOS
DESCRIÇÃO	
01	BACIA SANITÁRIA DE LOUÇA BRANCA (VOR 6L) C/ ASSENTO   VÁLVULA DE DESCARGA C/ REG. INCORP DN=40MM(1/2) ACAB ANTIVANDALISMO
02	VÁLVULA DE DESCARGA DE FECHAMENTO AUTOMÁTICO PARA MICTÓRIO
03	LAVATÓRIO DE LOUÇA BRANCA SEM COLUNA
04	TORNEIRA DE AÇÃO MANUAL E COM CICLO DE FECHAMENTO AUTOMÁTICO
05	BARRA DE APOIO LATERAL E FUNDO NA HORIZONTAL PARA BACIA SANITÁRIA EM AÇO INOX DE 80 CM (MÍNIMO)
06	BARRA DE APOIO LATERAL NA VERTICAL PARA SANITÁRIO EM AÇO INOX DE 80 CM
07	BARRA DE APOIO RETA EM FORMATO "U" NA LATERAL NA HORIZONTAL PARA PIA EM AÇO INOX 30 CM (MÁXIMO)
08	BARRA DE APOIO LATERAL NA VERTICAL PARA PIA EM AÇO INOX DE 40 CM (MÍNIMO)
09	BARRA DE APOIO RETA EM AÇO INOX DE 40CM PARA PORTA
10	ALARME DE EMERGÊNCIA COM BOTOEIRA, CONTROLE SEM FIO
11	PLACA INDICATIVA DE SINALIZAÇÃO TÁTIL E VISUAL
12	SI-01 PLACA DE SINALIZAÇÃO DE AMBIENTE 200X200MM, PORTA
13	ESPELHO ESPESSURA DE 3MM, 0,50X0,40m COM MOLDURA DE ALUMÍNIO E ACABAMENTO NATURAL FOSCO.
14	ESPELHO ESPESSURA DE 3MM, 0,90X0,40m COM MOLDURA DE ALUMÍNIO E ACABAMENTO NATURAL FOSCO.
15	DISPENSER EM ABS PARA PAPEL TOALHA
16	SABONETEIRA DE PVC OU ABS BRANCA
17	PAPELEIRA DE SOBREPÔR
18	LAVATÓRIO DE LOUÇA BRANCA COM SEMI COLUNA   VÁLVULA DE DESCARGA C/ REG. INCORP DN=40MM(1/2) ACAB ANTIVANDALISMO
19	BACIA SANITÁRIA INFANTIL
20	CUBA DE EMBUTIR, OVAL, DE CERÂMICA ESMALTADA IMPERMEÁVEL NA COR BRANCA
21	TAMPO DE GRANITO POLIDO NA COR CINZA ANDORINHA OU CINZA COLUMBA
22	MICTÓRIO DE LOUÇA BRANCA SIFONADO/AUTO ASPIRANTE BRANCO
23	DV-03 DIVISÓRIA DE GRANILITE - FRONTAL
24	BARRA DE APOIO RETA PARA MICTÓRIO EM AÇO INOX DE COMPRIMENTO DE 70CM (MÍNIMO)
25	DIVISÓRIA DE GRANILITE PARA MICTÓRIO ESPESSURA = 3CM
26	DV-01 DIVISÓRIA DE GRANILITE - LATERAL ABERTA
27	PORTA OBJETO EM GRANITO POLIDO NA COR CINZA ANDORINHA OU CINZA COLUMBA 20X10 CM
28	CABIDE METÁLICO
29	PM.05 = PM - 74 (CÓDIGO FDE) PORTA SARRAFIADO MACIÇO PARA BOXES L=62CM - COMPLETA

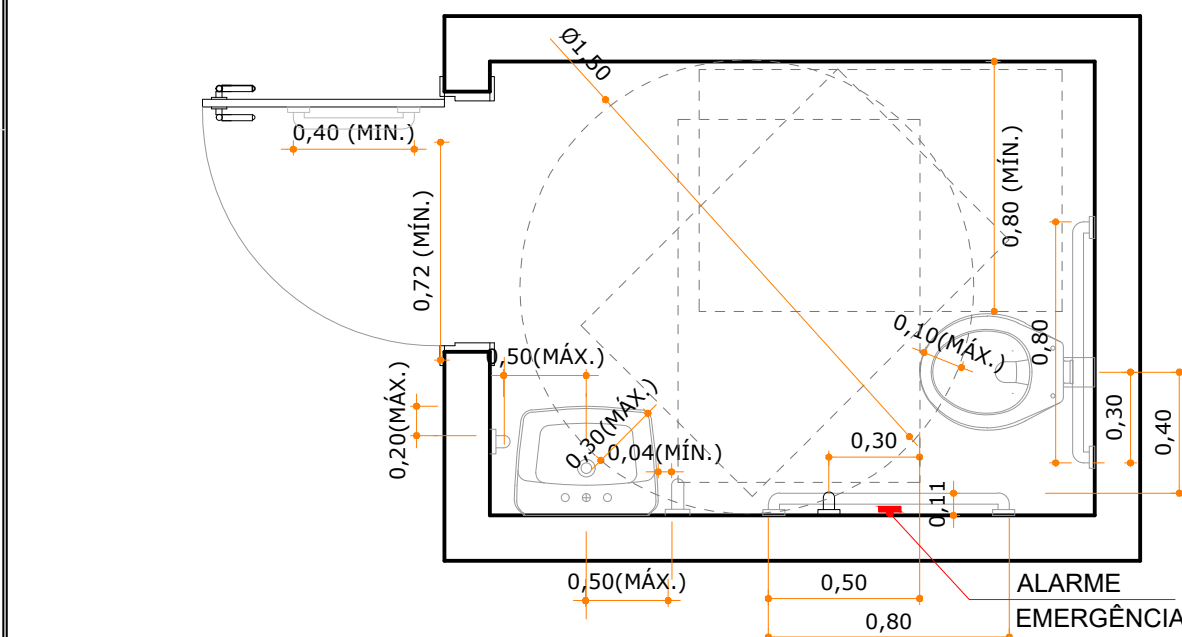

\*vaso sanitário com válvula de descarga  
DET. SANITÁRIOS ACESSÍVEIS  
Escala | 1/25

R00	ENTREGA DO PROJETO EXECUTIVO	21.02.2020	ALBERTO
Revisão	Modificação	Data	Desenho

APROVAÇÕES

<b>TB ARQUITETURA E PROJETOS</b> tb@arquitetura.com.br (41) 99629-3344	
RESPONSÁVEL TÉCNICO THAIS DA SILVA BRAND Arquiteta e Urbanista CAU/CB 469016-3	PROPRIETÁRIO MUNICÍPIO DE ITAPEVI CNPJ: 46.923.031/0001-28
EDIFICAÇÃO EDUCACIONAL   CEMED CÂNDIDO PORTINARI	
LOCALIZAÇÃO RUA GIACOMO SILICANI, 589   JARDIM PAULISTA   ITAPEVI/SP	
PROJETO <b>ARQUITETÔNICO</b>	ETAPA <b>EXECUTIVO</b>
CONTEÚDO <b>PLANTA BAIXA DETALHAMENTO 02</b>	
DATA FEVEREIRO/2020	ESCALA INDICADA
DESENHO ALBERTO	ARQUIVO CemedCandidoPortinari.005.ARG.ARQ_R00_PlantaDetalhamento02